
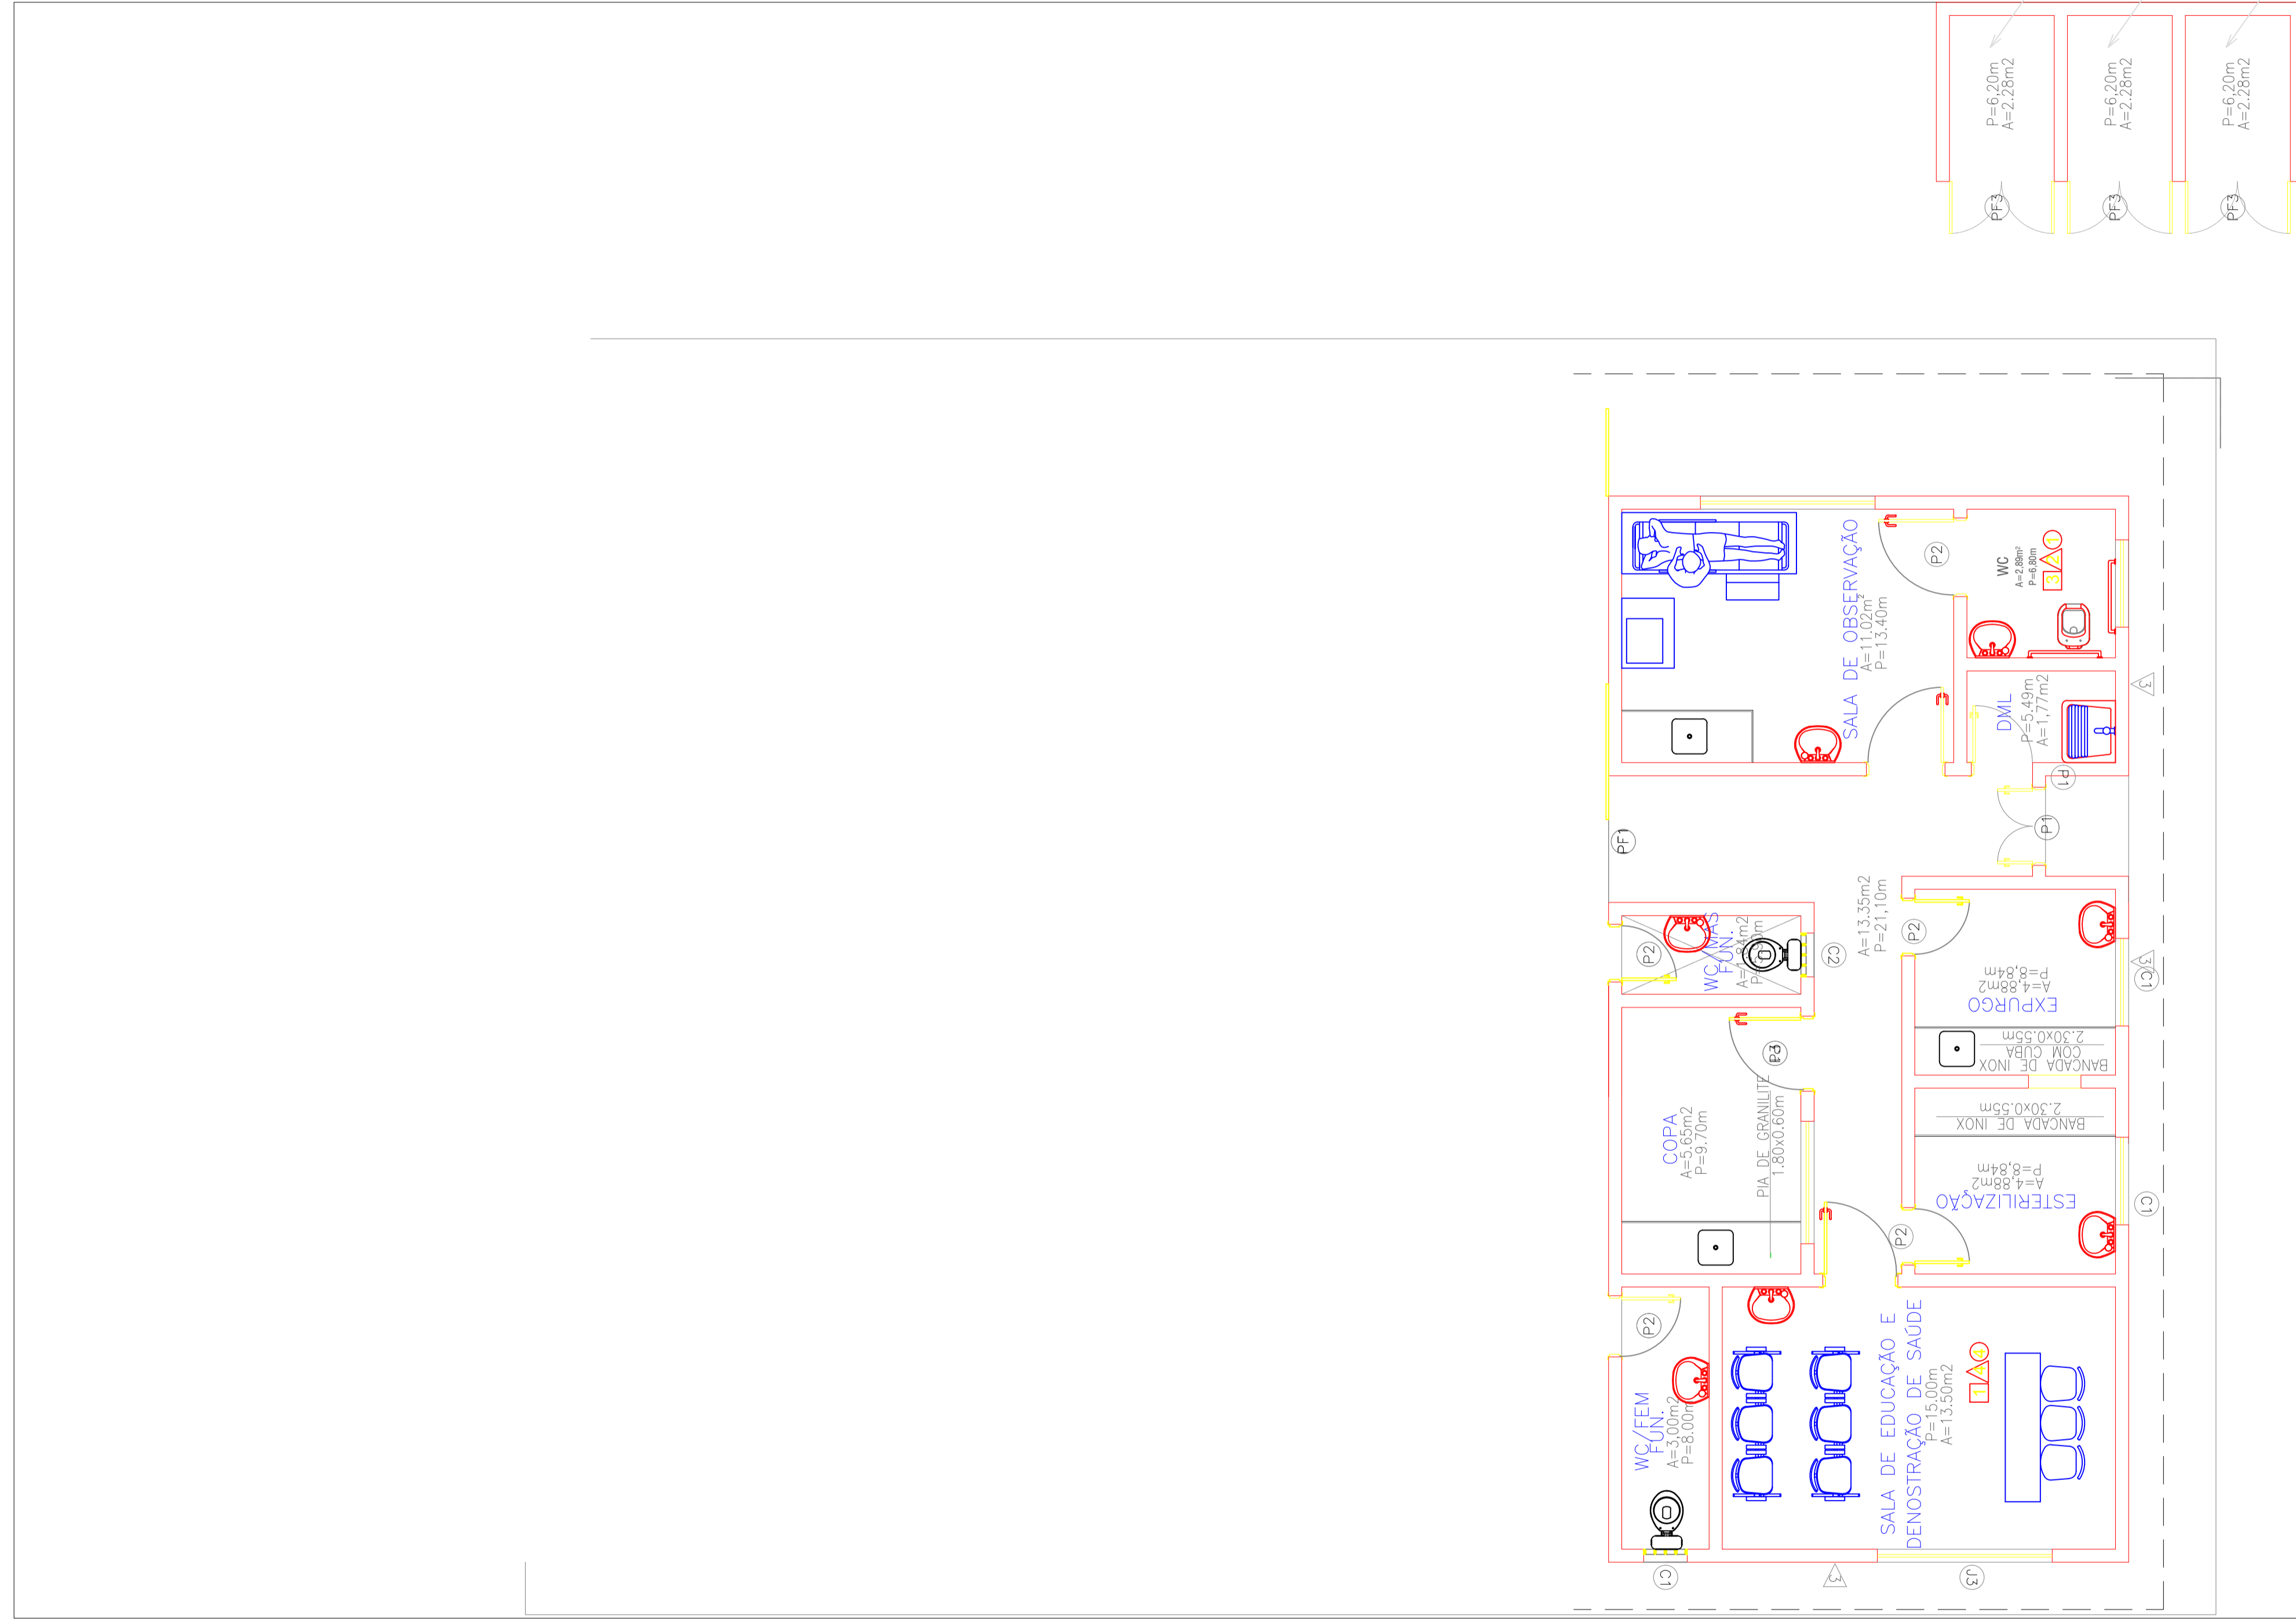


RUA

VILLA JOÃO PERPETUO, BARRO ALTO CRUZEIRO

18.49

26.20

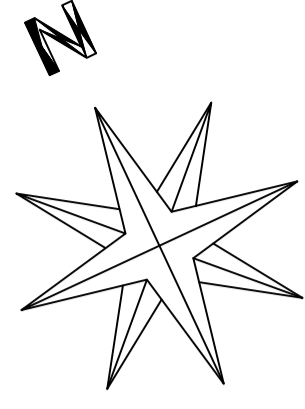

PLANTA BAIXA EXISTENTE

ESCALA

1/50

INSP	COD. ATIVIDADE	INSCRIÇÃO

ISS-P

ISS-C

CBS

Cagece

Teleceara

Crea

Pago

Proprietario

Projeto

Calculo

Construcao

Aprovo

DATA	ASSUNTO
28/07/2017	FINALIZAÇÃO PROJETO

PREFEITURA MUNICIPAL DE SENADOR POMPEU

OBRA AMPLIAÇÃO DA UBS JOSÉ FIRMINO PINHEIRO			
DATA JULHO/2017	ESCALA INDICADA	LOCALIDADE VILLA JOÃO PERPETUO, ALTO DO CRUZEIRO, SENADOR POMPEU - CE	PRANCHA 4/9
DESENHISTA Edson Alves	CONTEUDO GRÁFICO PLANTA BAIXA EXISTENTE	RESPONSÁVEL TÉCNICO	REVISÃO 0