


01 FACHADA  
ESCALA 1:50

QUADRO DE ESQUADRIAS				
LEG	LARG	ALT	PEITORIL	QUANT.
PORTAS				
P1	0.80	2.10	---	02
P2	0.60	2.10	---	03
P3	0.90	2.10	---	03
P4	1.00	2.10	---	01
PORTÃO DE FERRO				
PF	5.00	1.80	---	01
JANELAS				
J1	1.50	1.50	0.90	04
COMBOGÓ				
C1	0.50	0.60	1.70	04

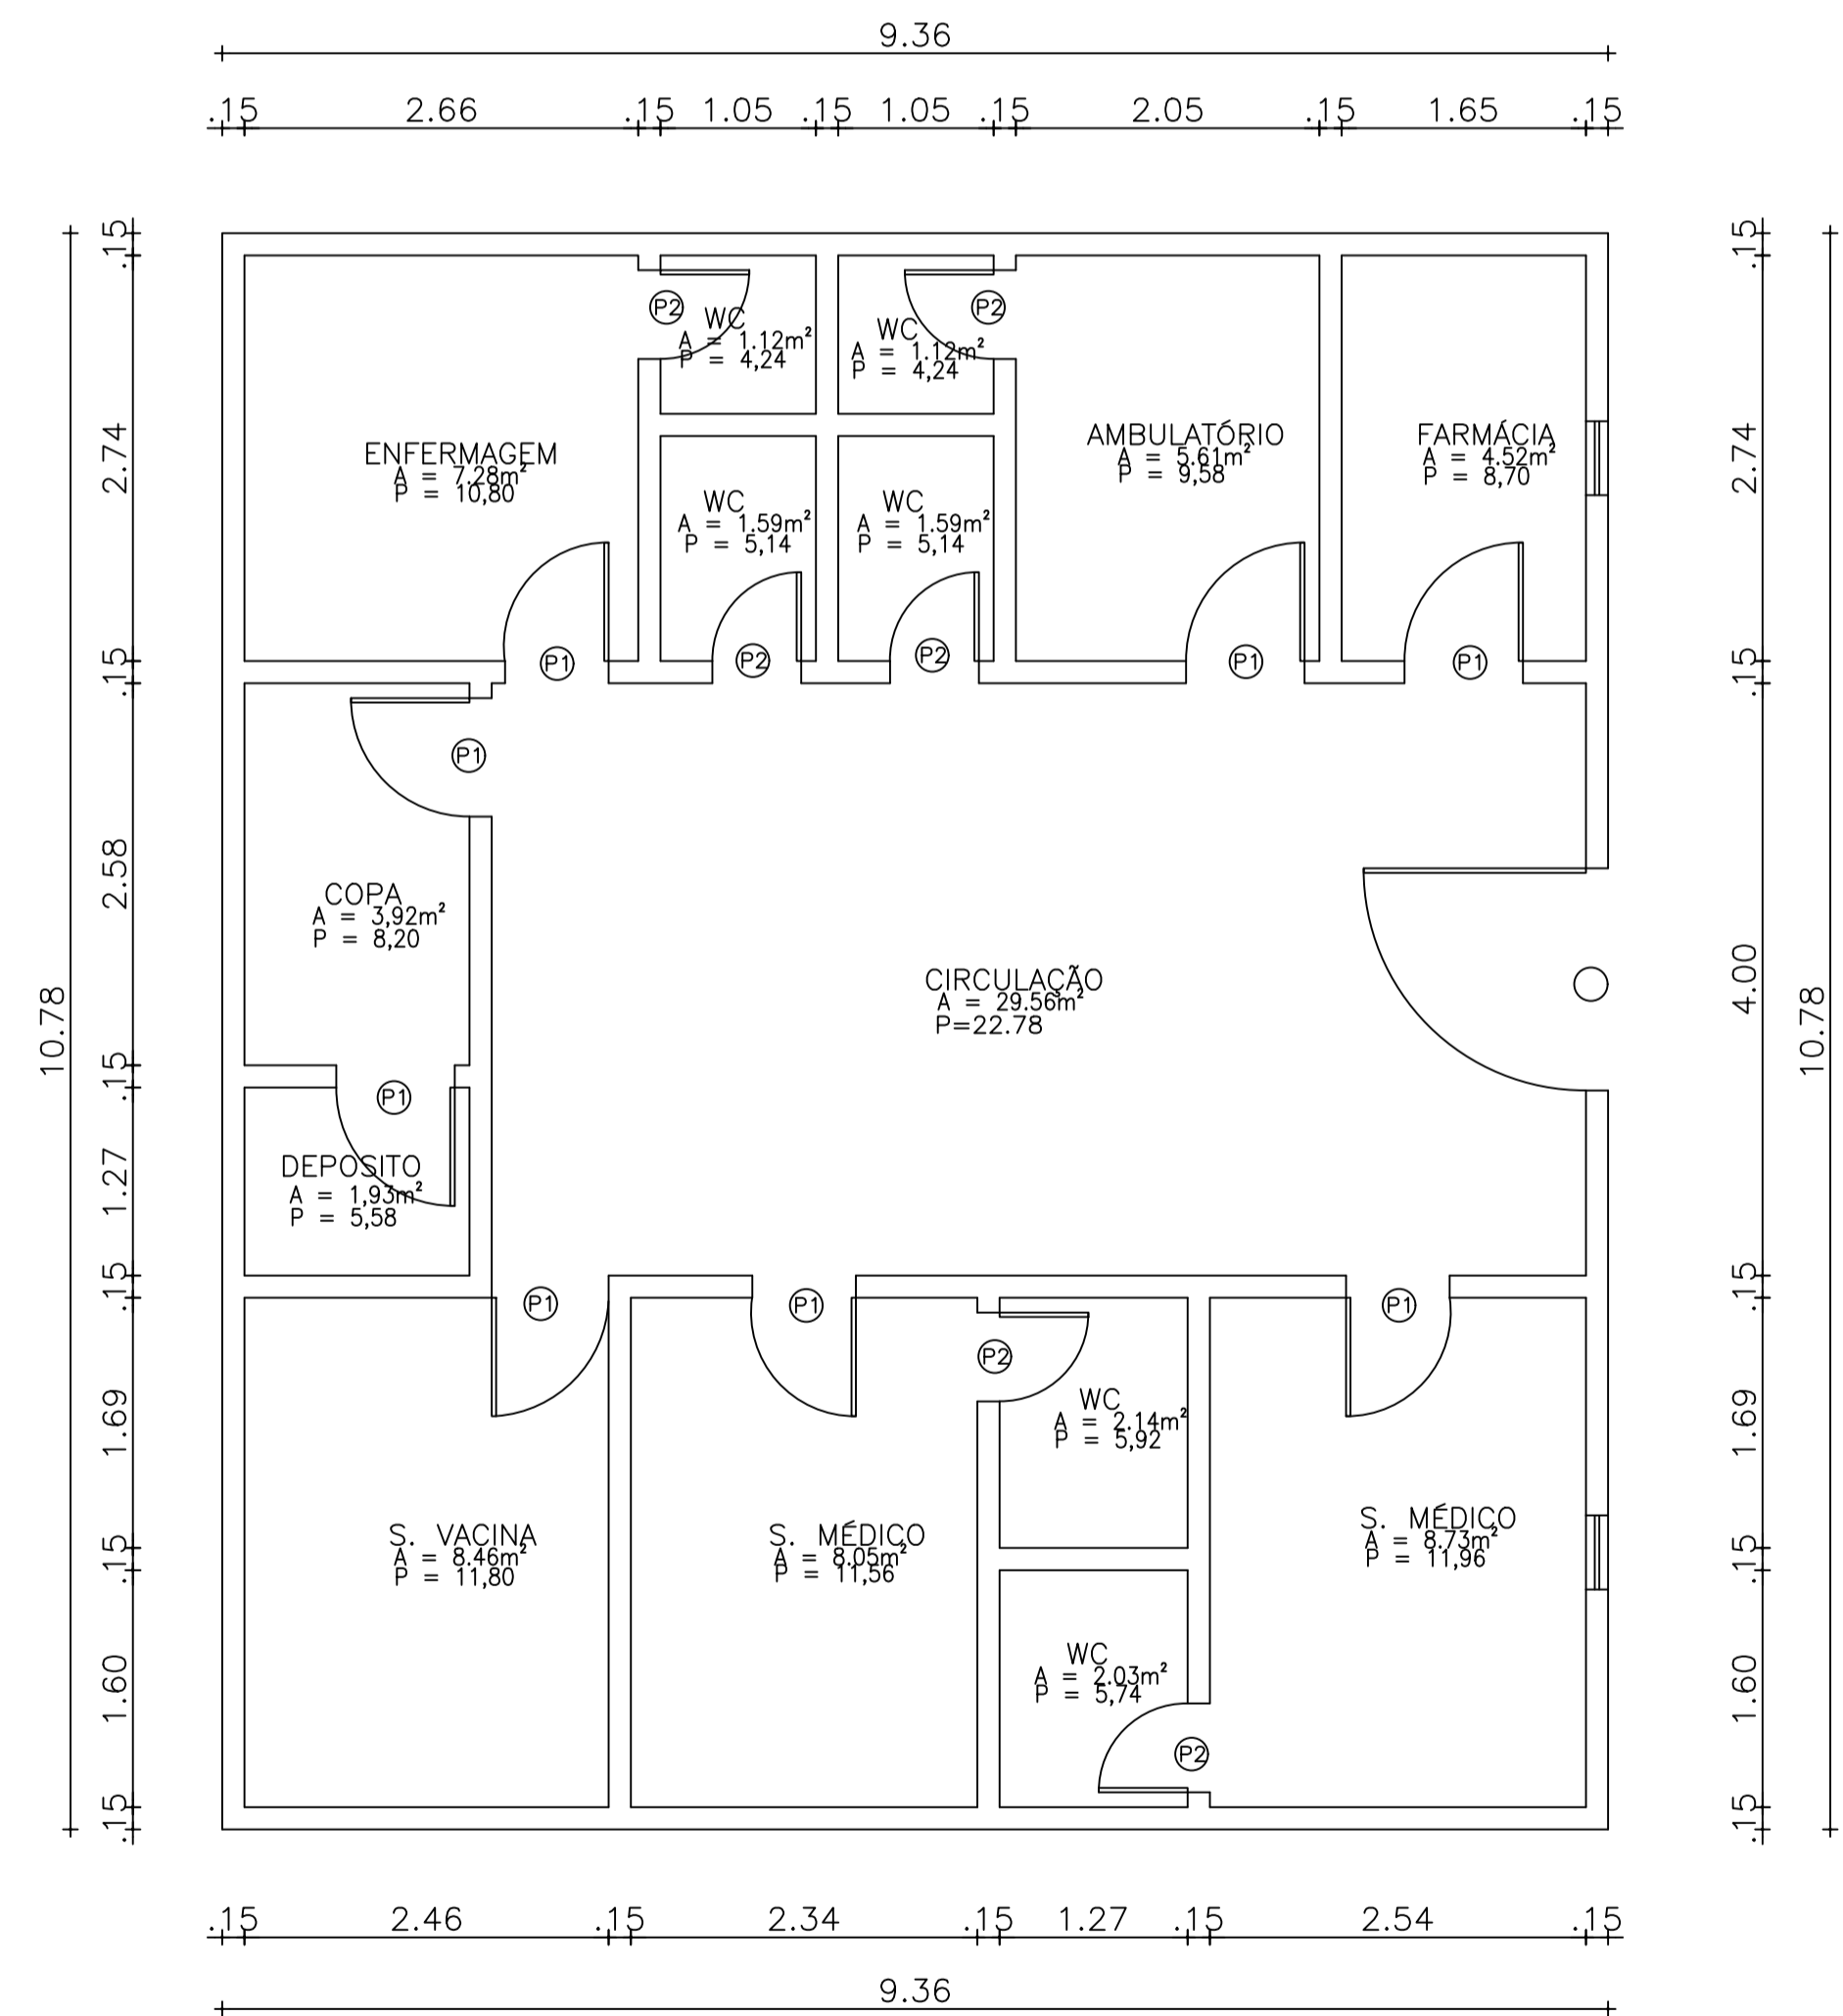

01 PLANTA BAIXA EXISTENTE  
ESCALA 1:50

PREFEITURA MUNICIPAL DE SENADOR POMPEU			
OBRA: REFORMA DO POSTO DE SAÚDE ALTO DA ESPERANÇA			
LOCAL: ALTO DA ESPERANÇA - SENADOR POMPEU - CE			
PROJETO: IMPLANTAÇÃO	RESP. TÉCNICO		
CONTEÚDO: PLANTA BAIXA PROJETADO	FRANCHA: 01/01		
ÁREA CONSTRUÍDA:	ESCALA:	DATA: SETEMBRO/2019	DESENHO: