



1. CARACTERÍSTICA DA ESTAÇÃO DE TRATAMENTO NA LOCALIDADE

- SENADOR POMPEU-CE - KM 25 / CEDRO  
 NÚMERO DE FILTROS : 1  
 A - DIÂMETRO DO FILTRO: 1,00 M  
 B - DIÂMETRO DA CÂMARA DE CARGA:  
 C - ALTURA DA CÂMARA DE CARGA ;  
 D - RESERVATÓRIO ELEVADO: DIÂMETRO: 2,00 M  
 E - ALTURA DO FUSTE: 10,00 M;  
 F - ALTURA ÚTIL: 2,40 M  
 G - RESERVATÓRIO APOIADO: DIÂMETRO: 2,0 M;  
 H - ALTURA ÚTIL: 1,90 M


- CASA DE BOMBAS:  
 1 - TUBULAÇÃO E PEÇAS DE F"6" 2"  
 2 - TUBULAÇÃO DE CHEGADA: 50 MM  
 3 - TUBULAÇÃO DE SAÍDA: 50 MM  
 4 - TUBULAÇÃO DE LAVAGEM : 100 MM  
 COTA DO TERRENO - 273,00 M

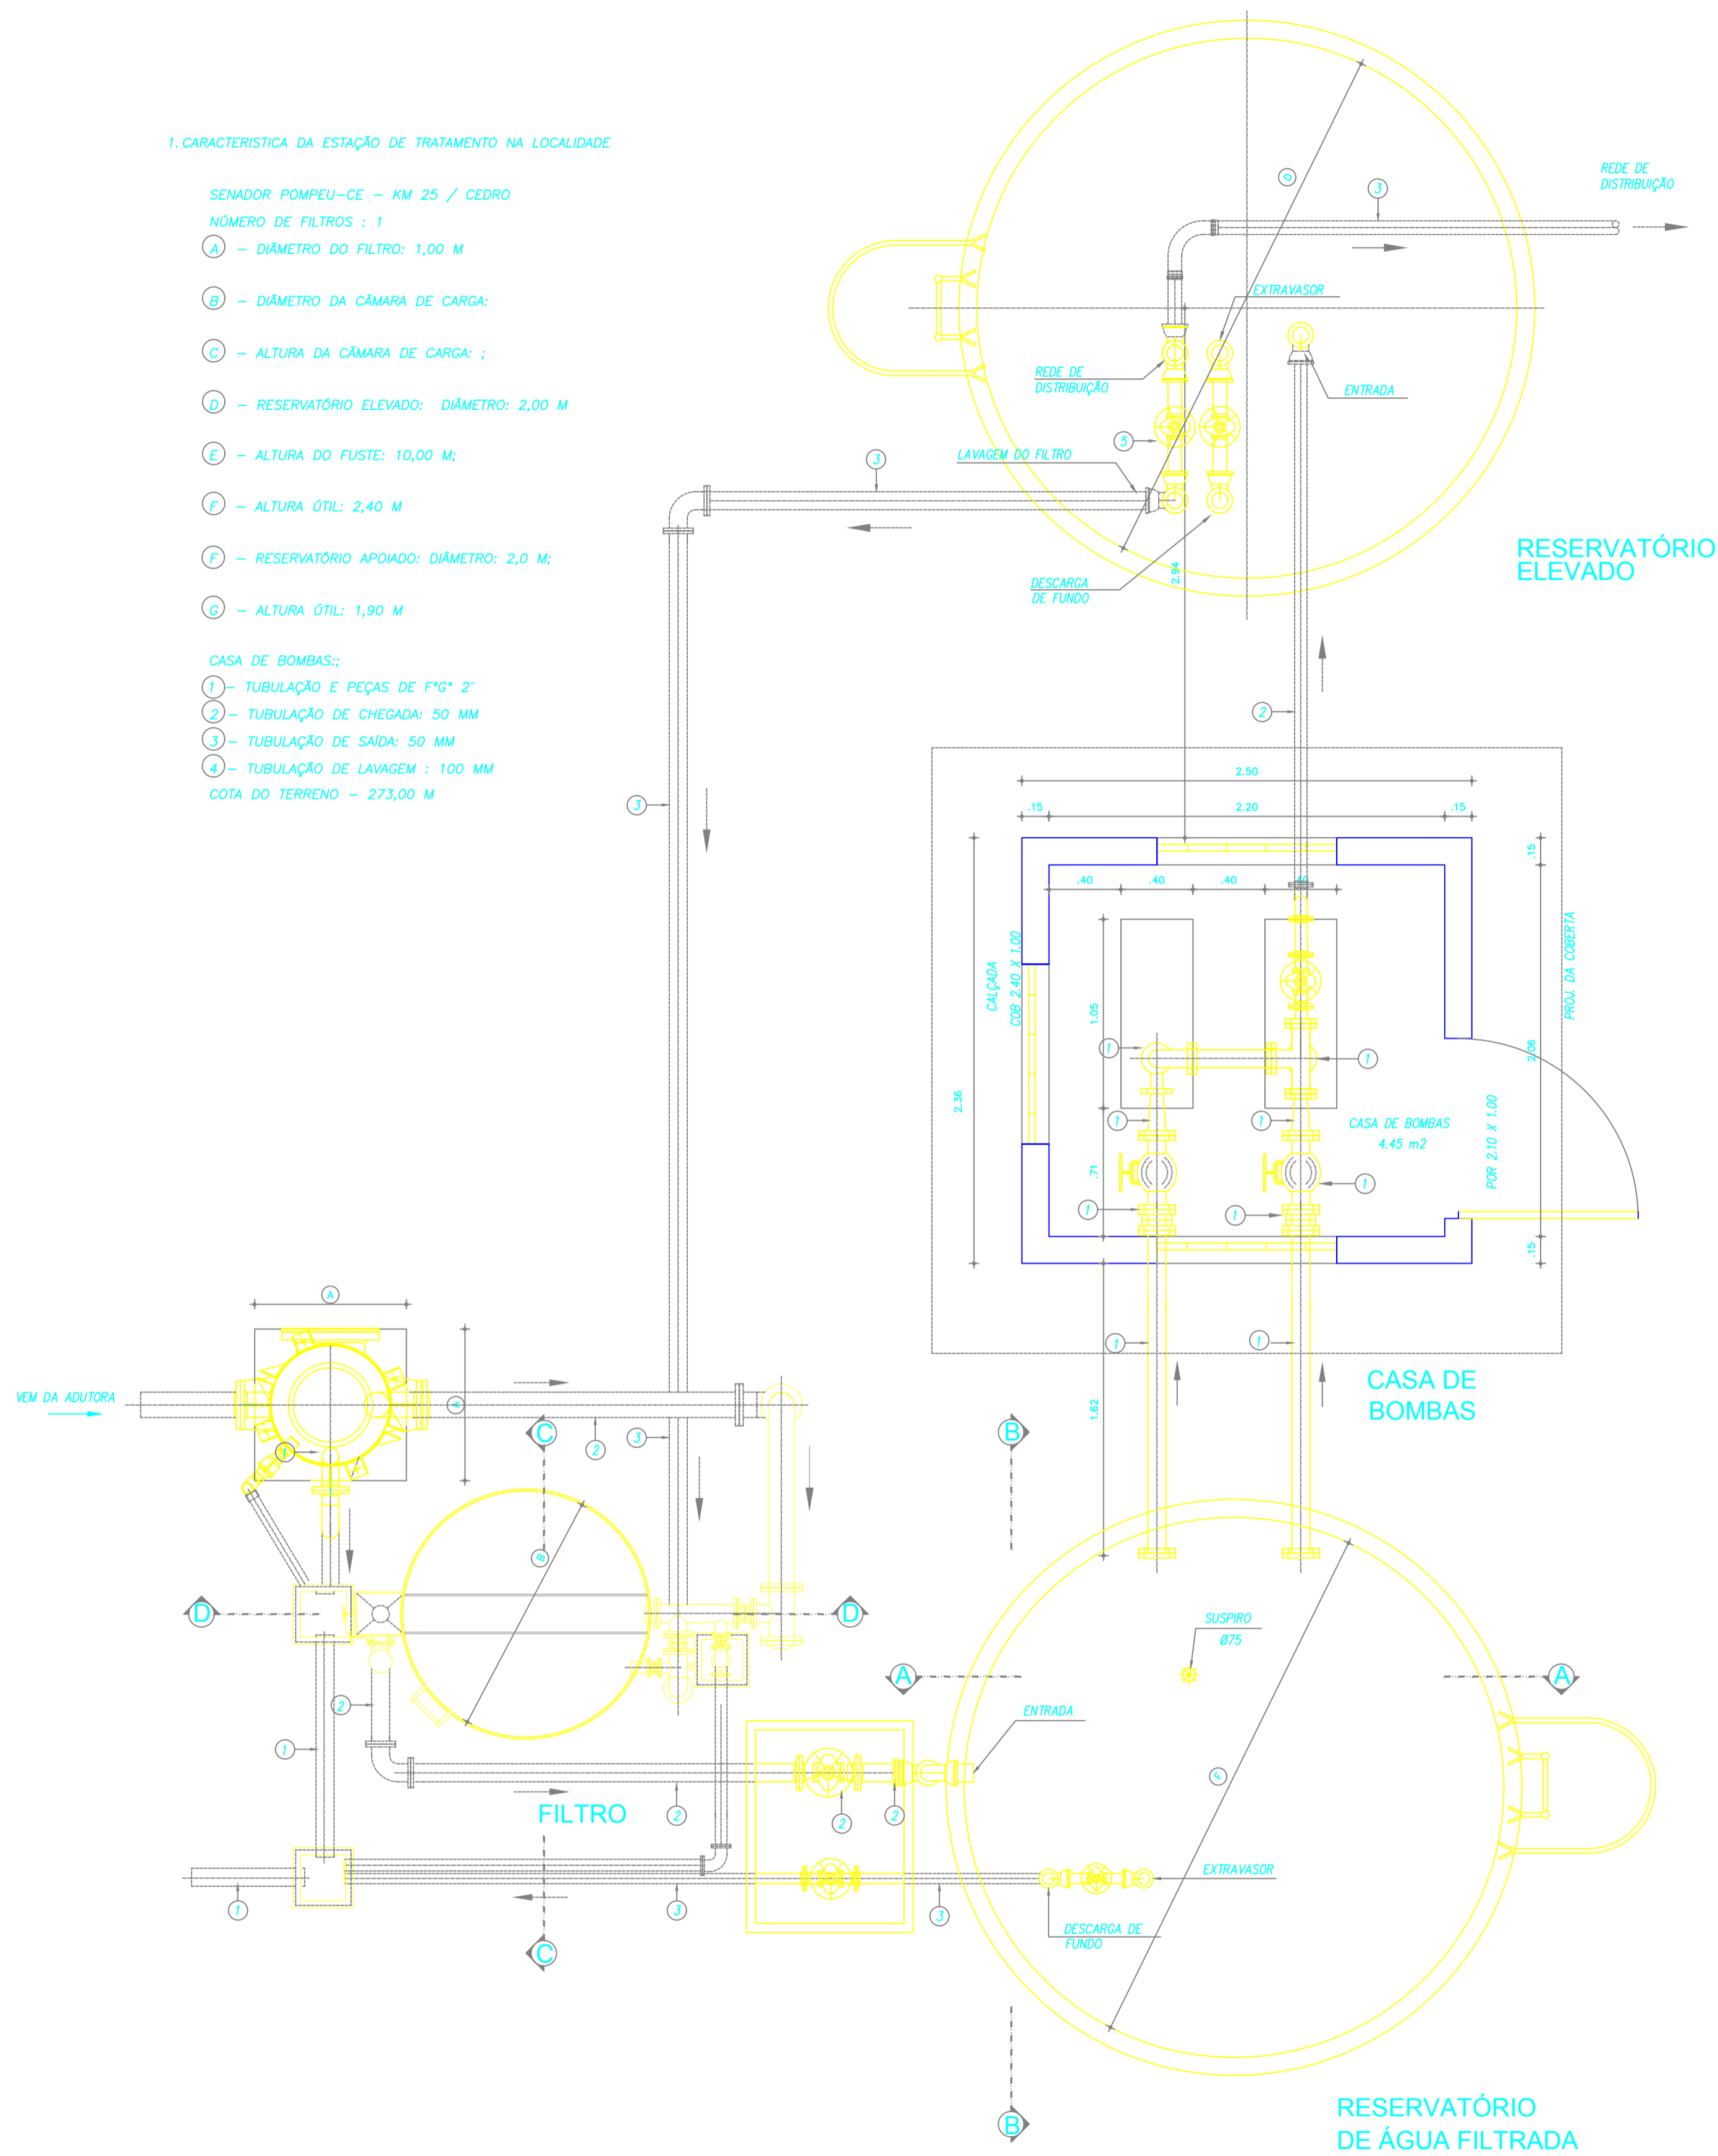


**PLANTA BAIXA**  
 ESCALA 1:25

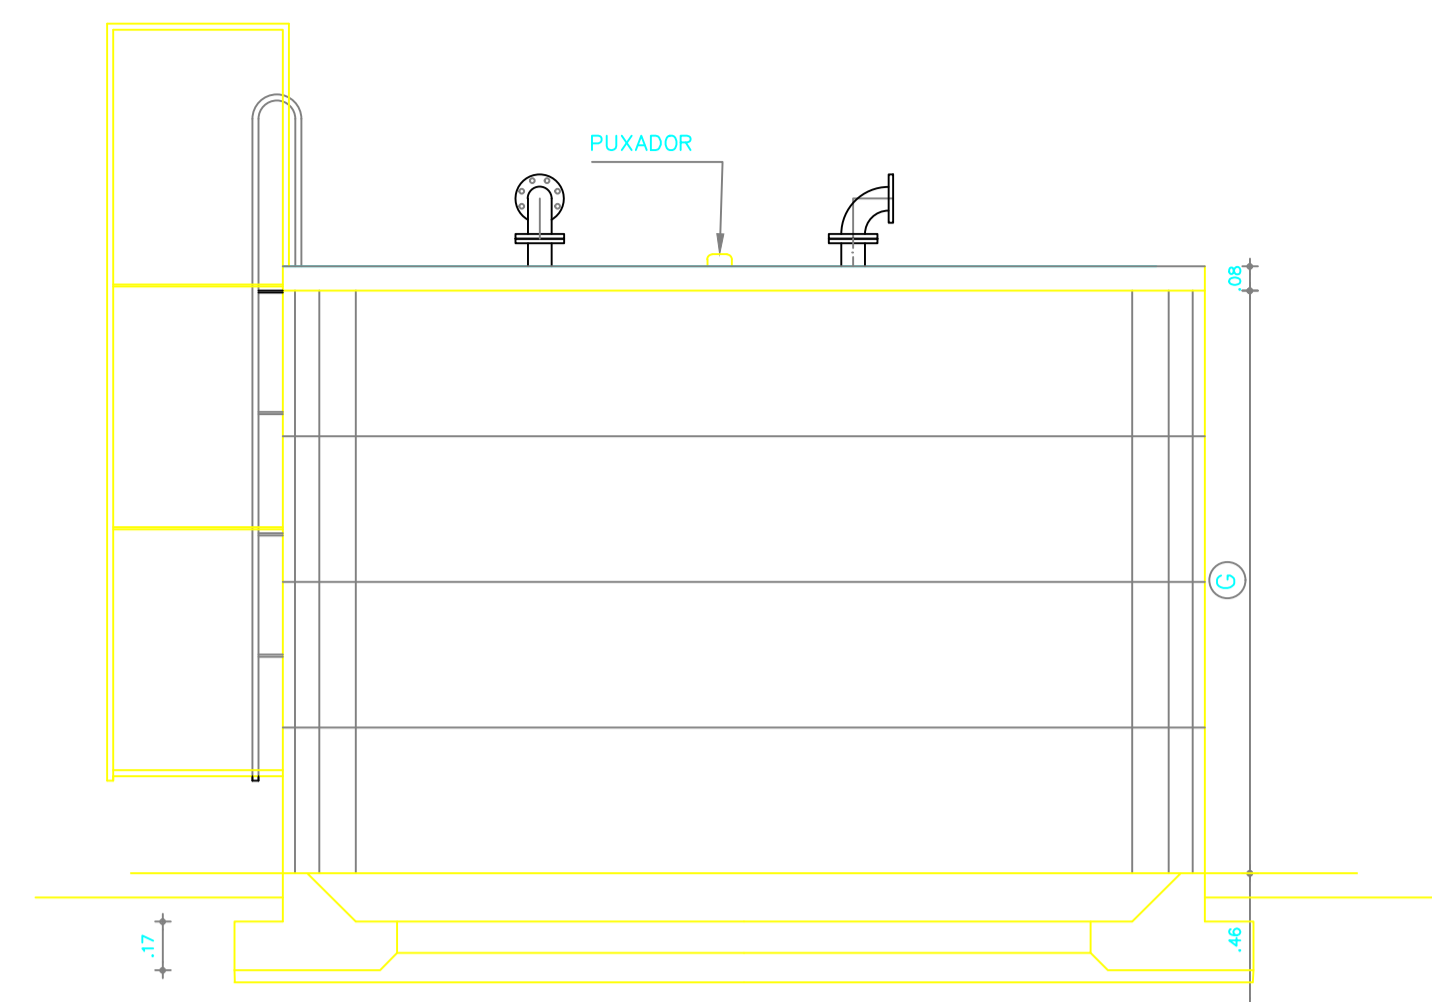


**VISTA FRONTAL**  
 ESCALA 1:40

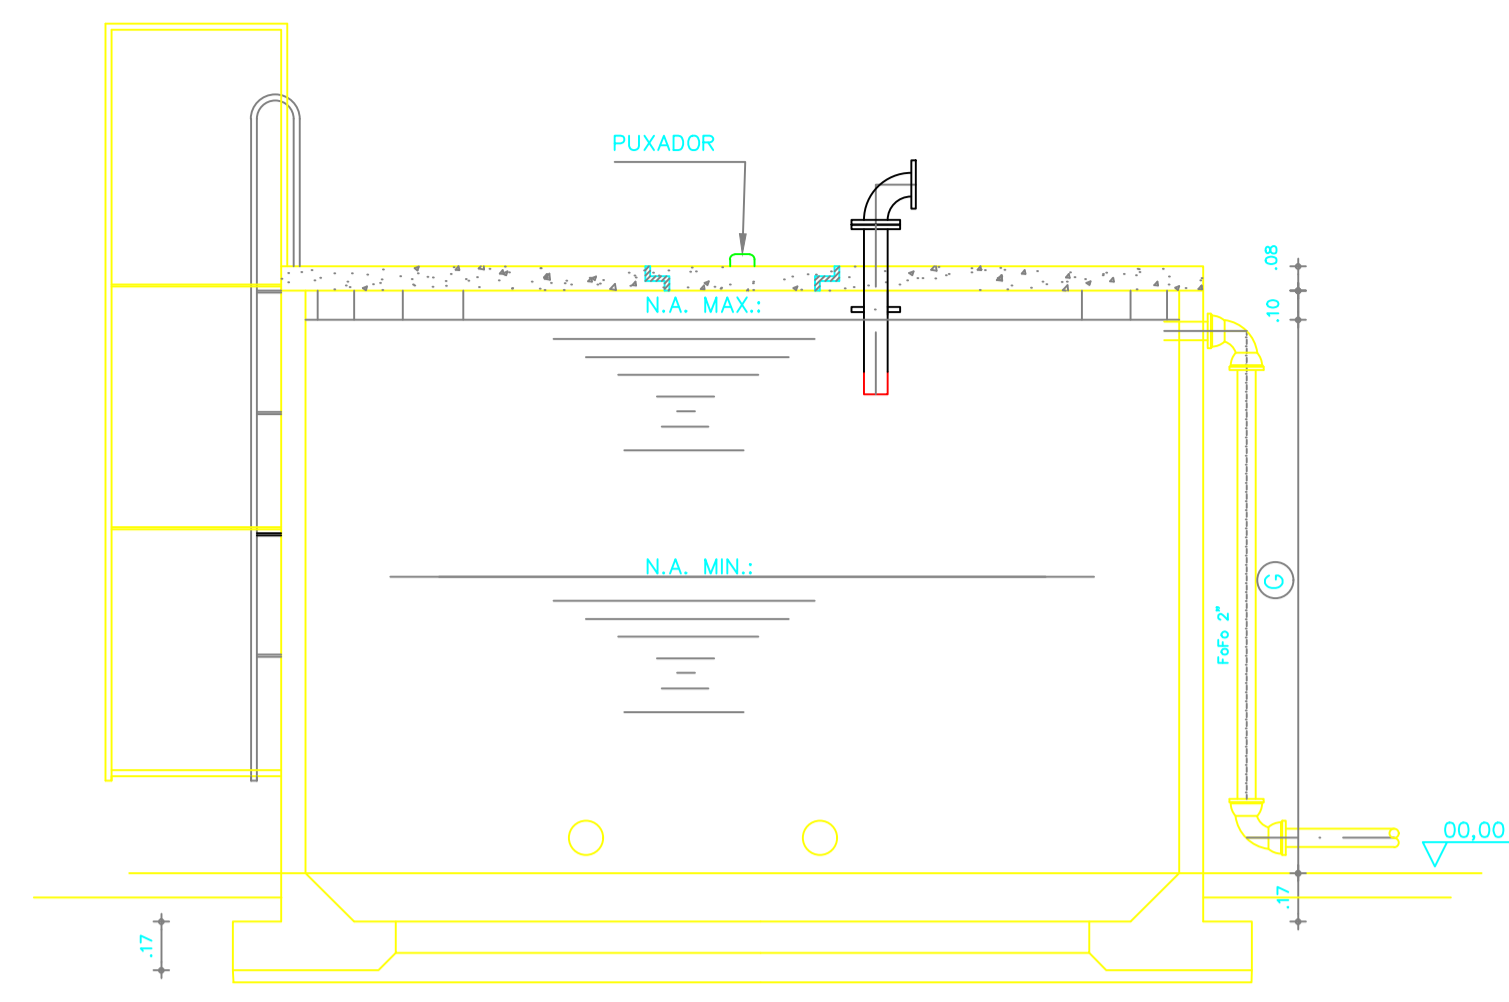


**CORTE AA**  
 ESCALA 1:40

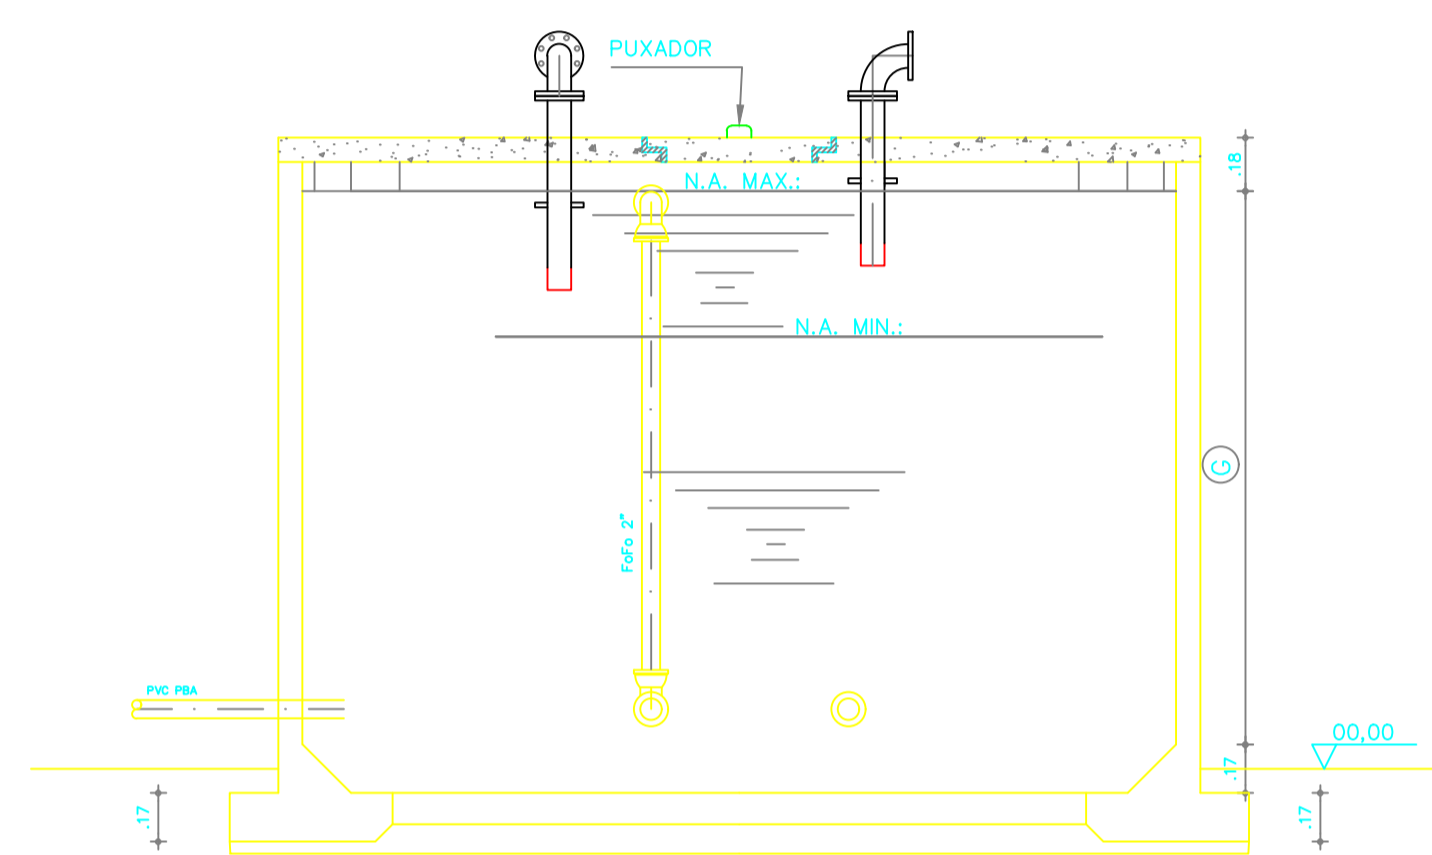


**CORTE BB**  
 ESCALA 1:40

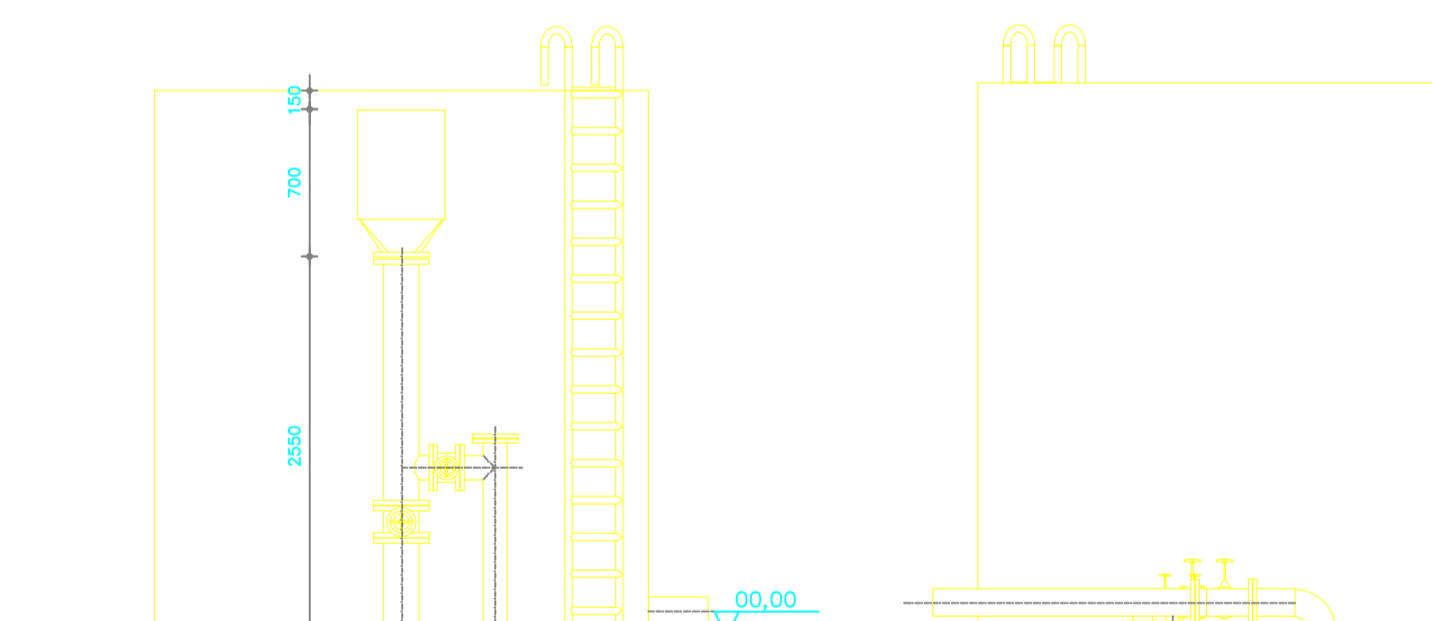


**VISTA FRONTAL**  
 ESCALA 1:40

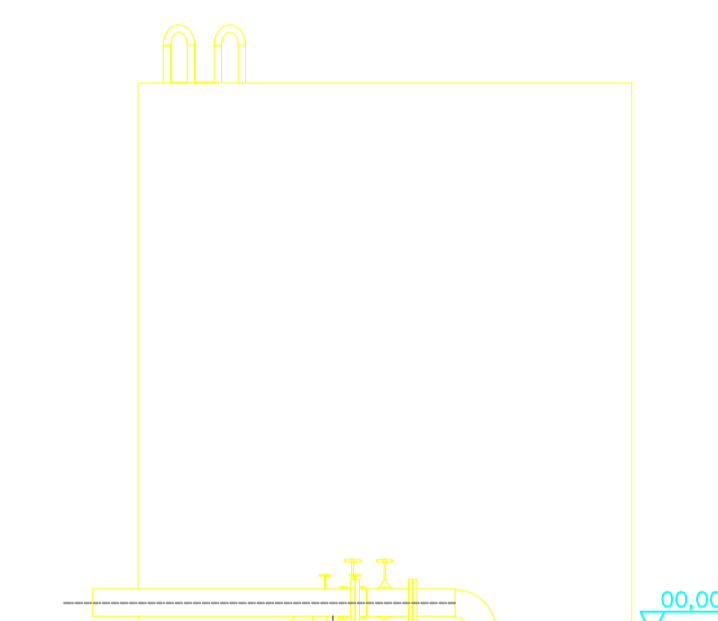


**VISTA POSTERIOR**  
 ESCALA 1:40

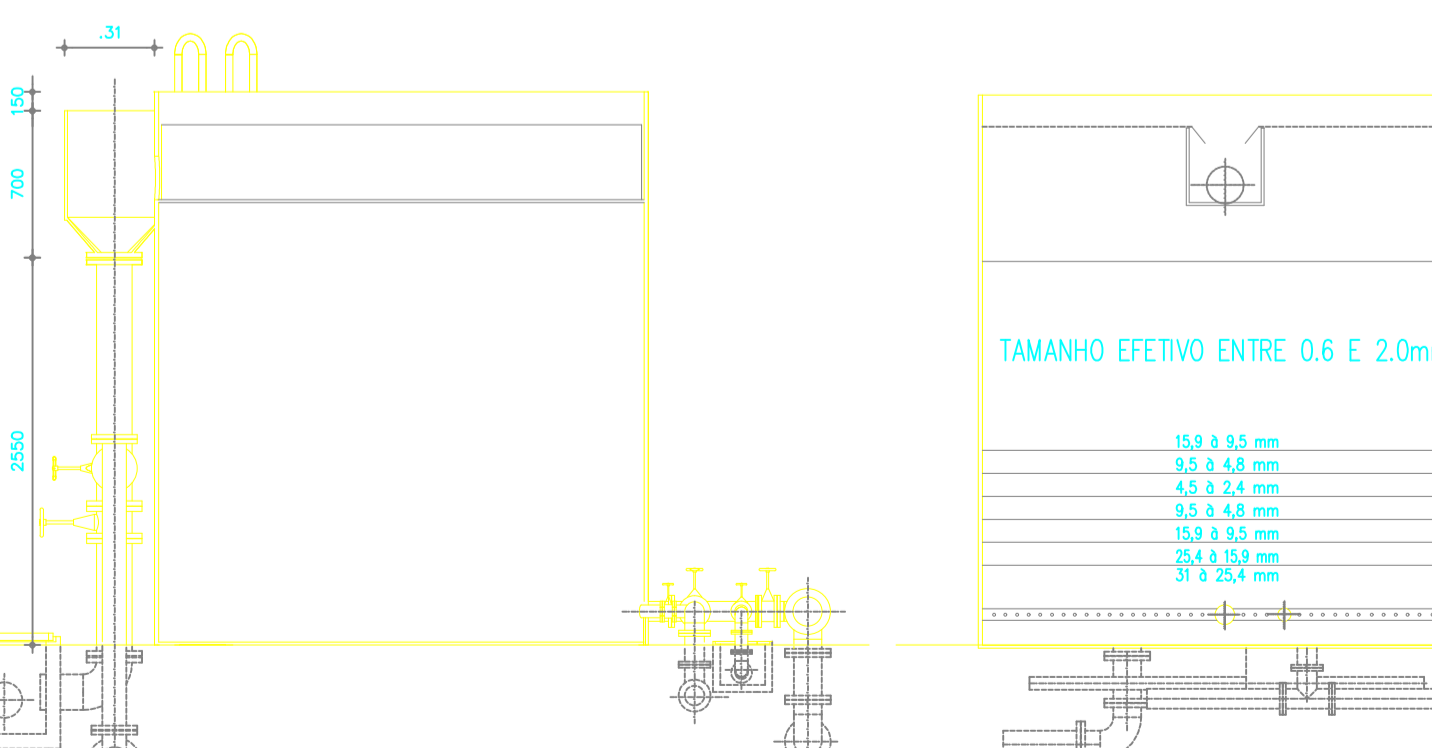

**CORTE DD**  
 ESCALA 1:40

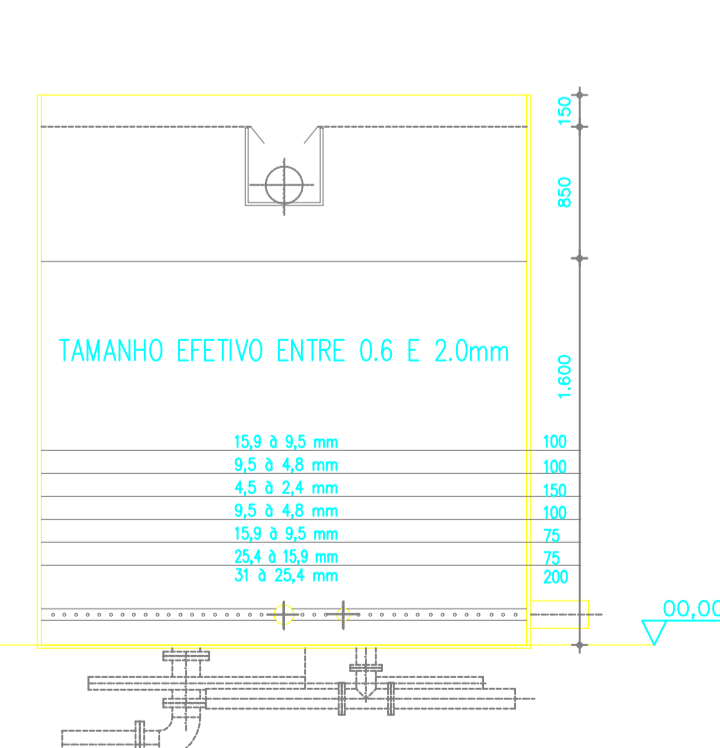

**CORTE CC**  
 ESCALA 1:40

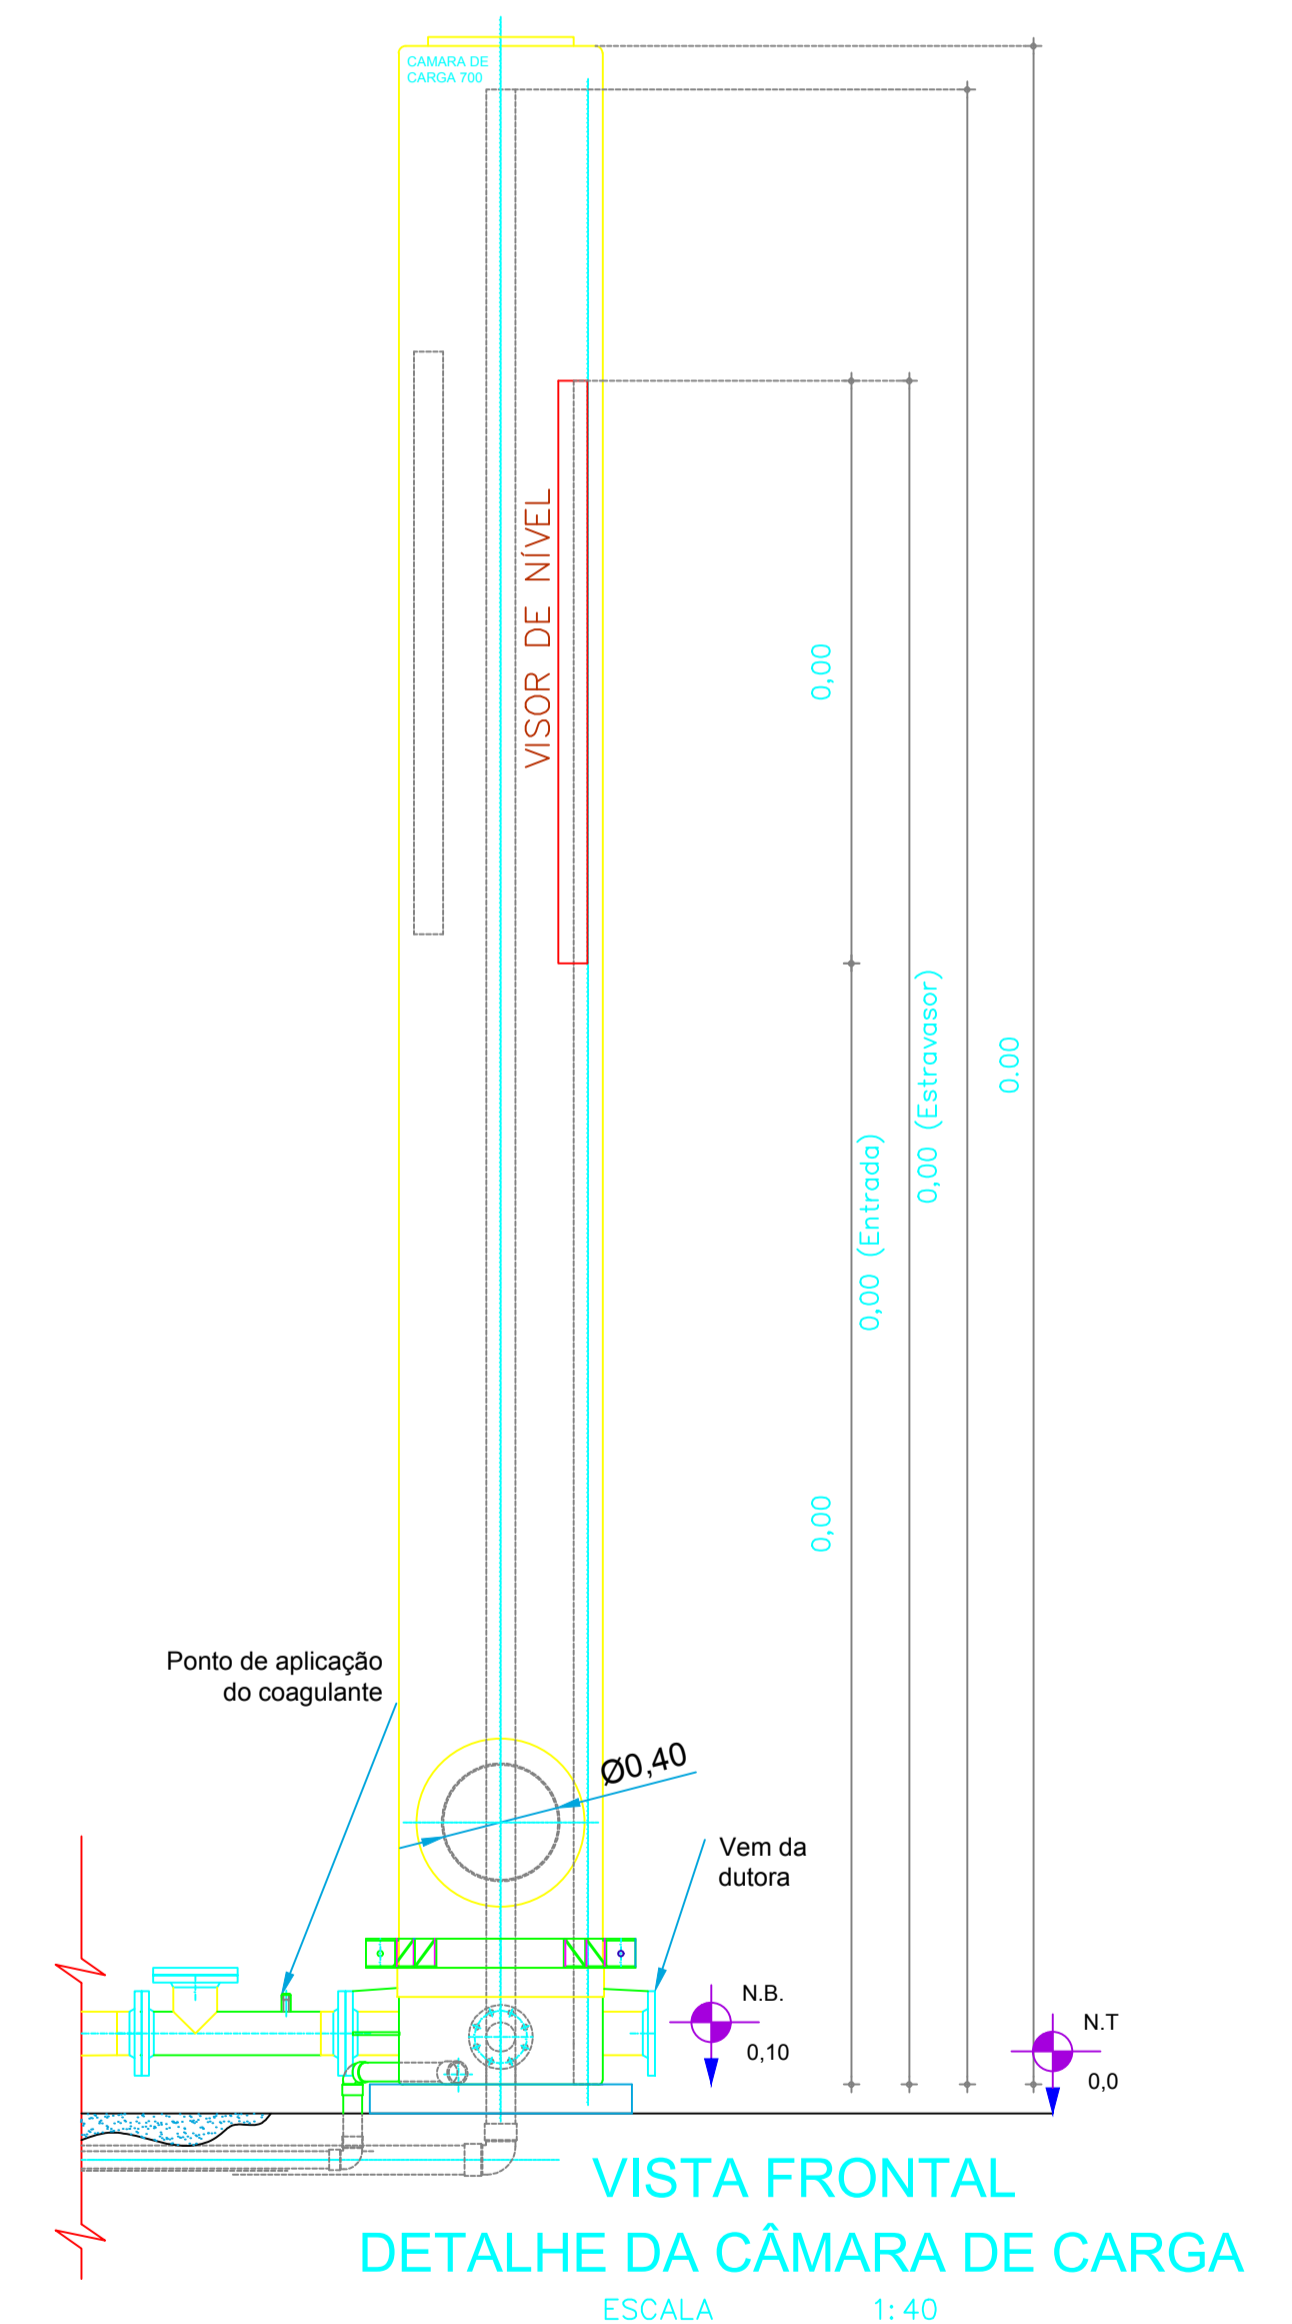

**VISTA FRONTAL DETALHE DA CÂMARA DE CARGA**  
 ESCALA 1:40

|   |  |                 |  |
|---|--|-----------------|--|
| TÍTULO  |  |                 |  |
| <b>PLANTA BAIXA TRATAMENTO</b>                |  |                 |  |
| PROPRIETÁRIO:                                 |  |                 |  |
| <b>PREFEITURA MUNICIPAL DE SENADOR POMPEU</b> |  |                 |  |
| PROJETO:                                      |  |                 |  |
| <b>KM25/CEDRO</b>                             |  |                 |  |
| MUNICÍPIO/UF                                  |  | EXECUTADO POR:  |  |
| SENADOR POMPEU-CE                             |  |                 |  |
| ING. RESPONSÁVEL                              |  | DATA DE EMISSÃO |  |
|   |  | 07/2019         |  |
| ESCALA  |  | REV:            |  |
|   |  | INDICADA        |  |
| Nº DO DESENHO:                                |  | 07/07           |  |

