




VISTA FRONTAL
ESCALA 1:40

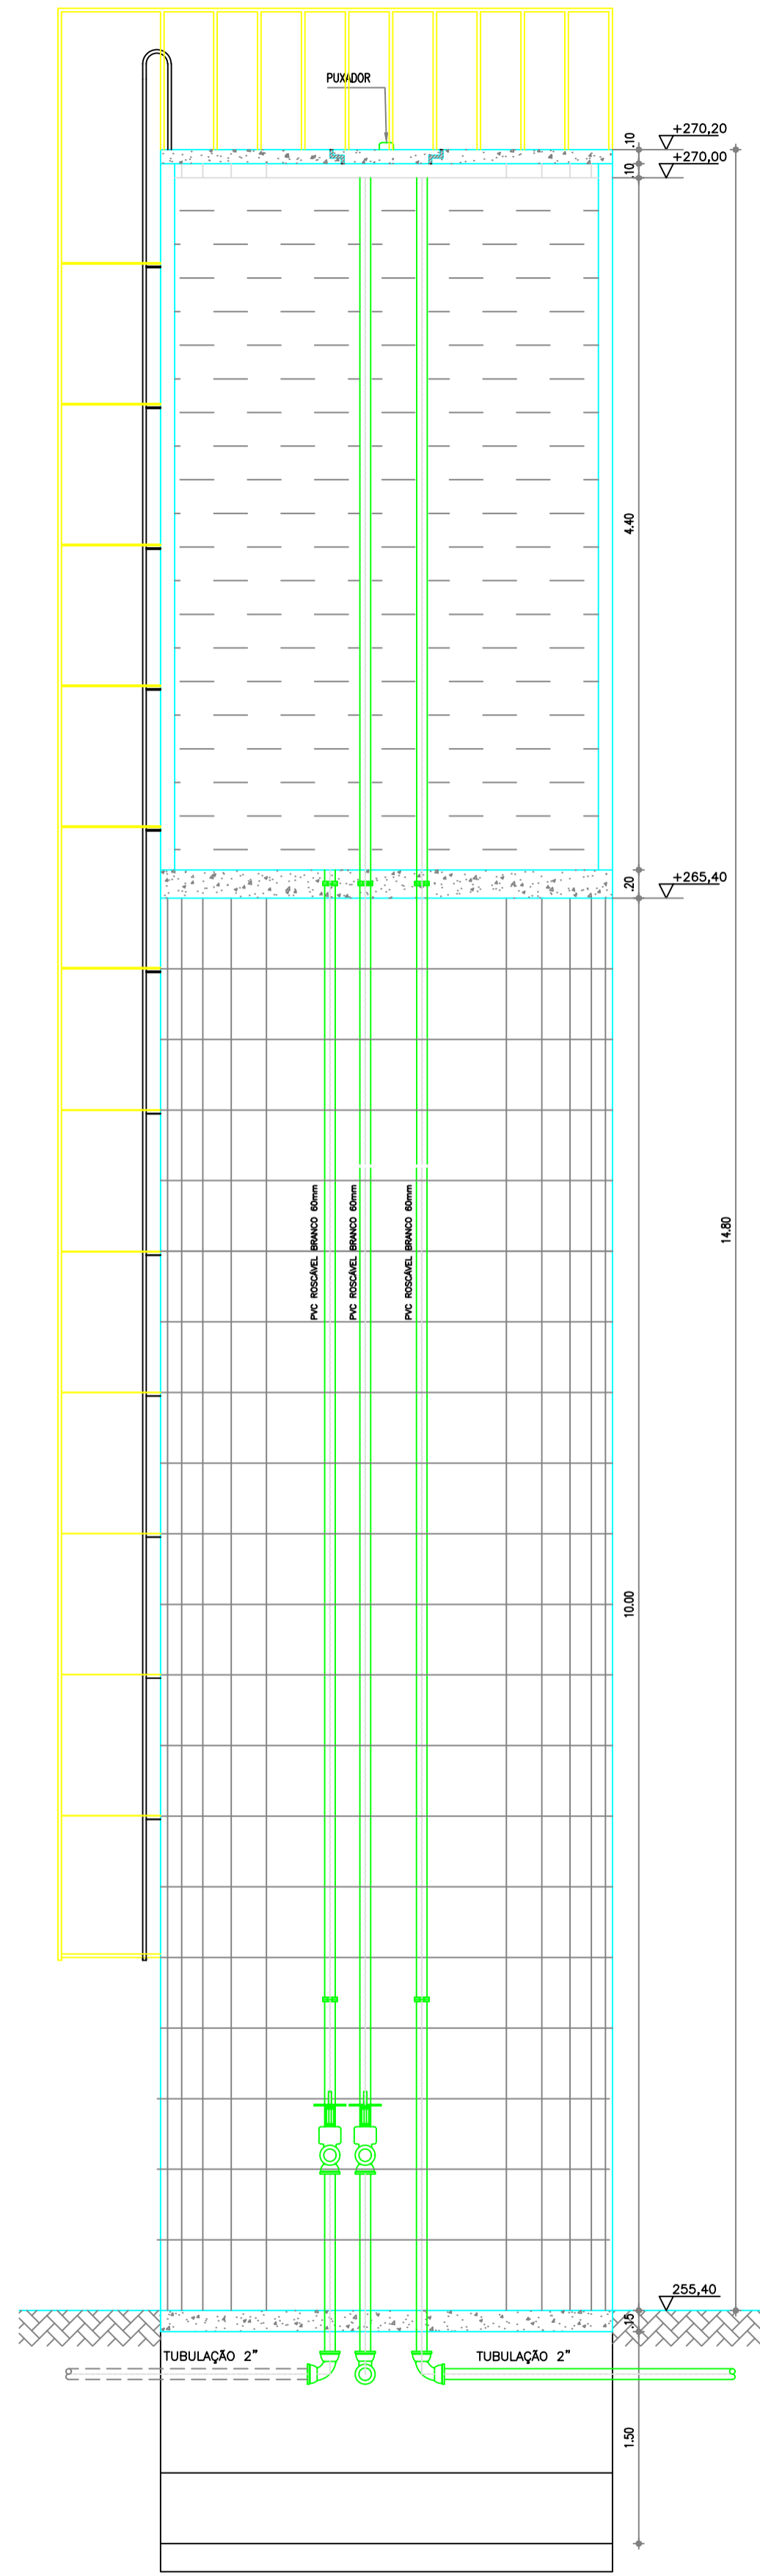


CORTE AA
ESCALA 1:40

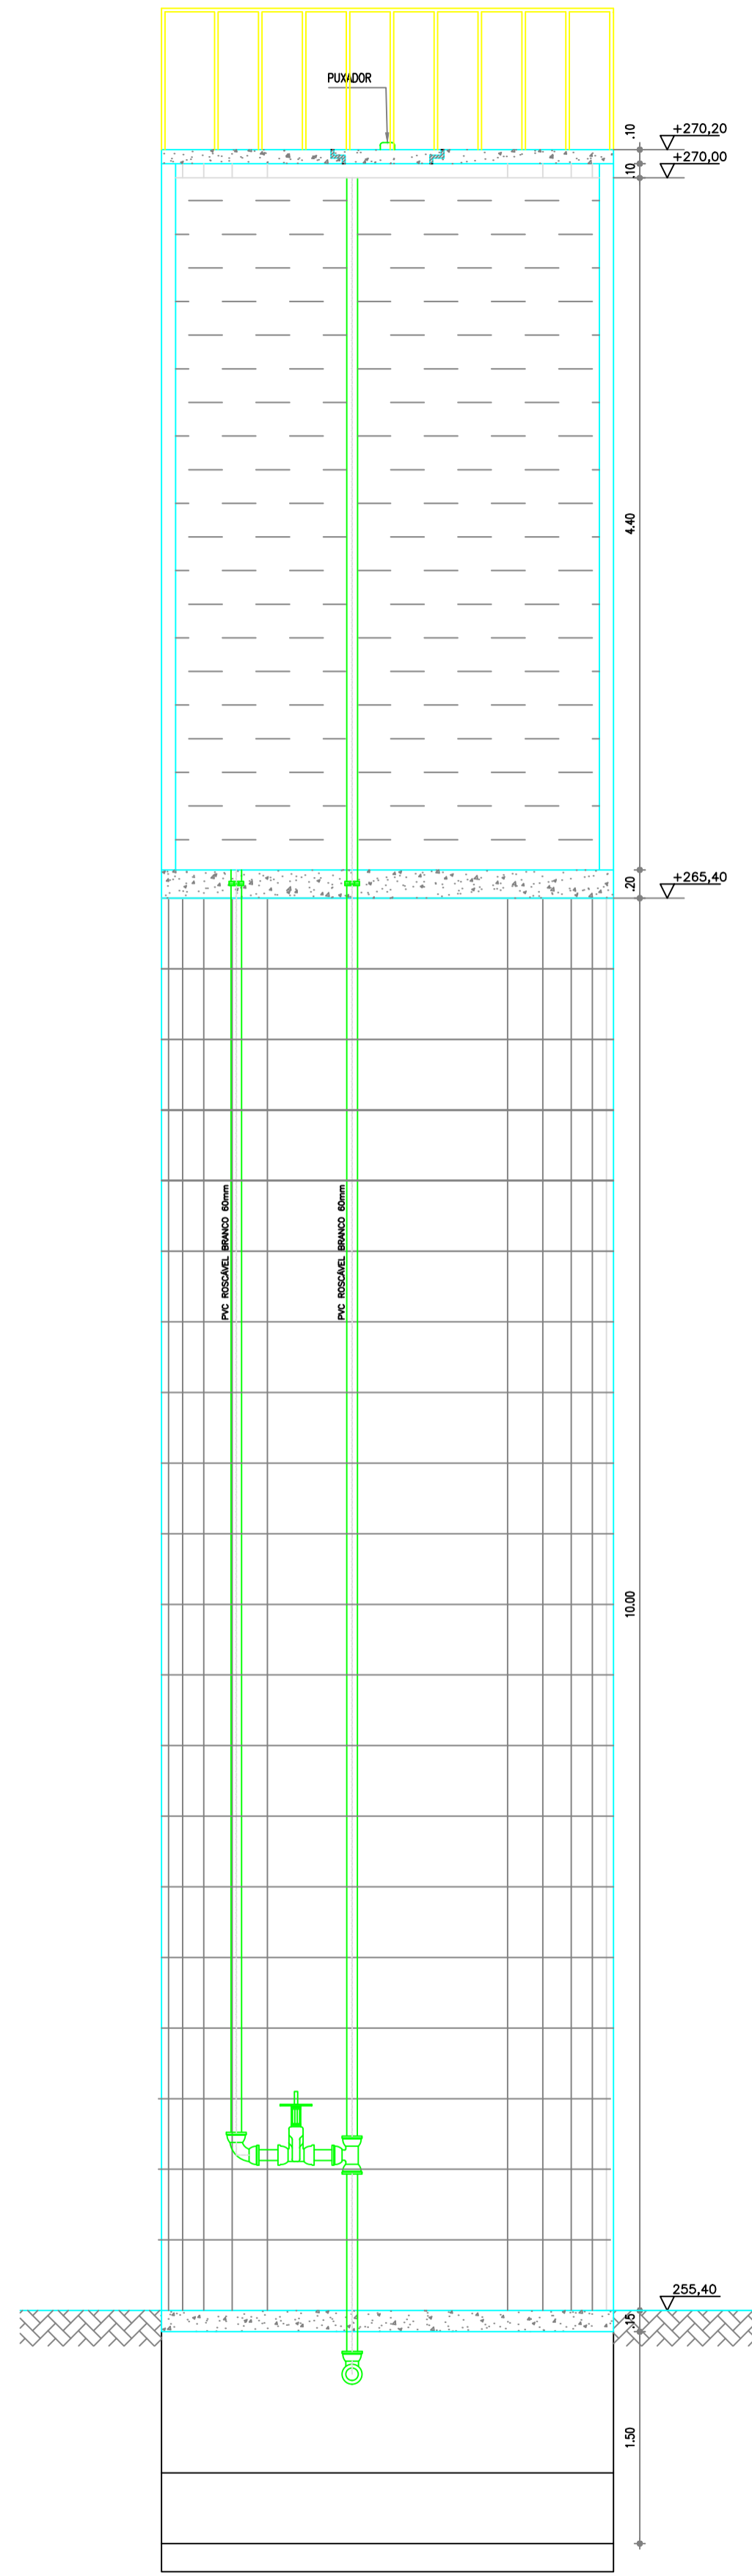

CORTE BB
ESCALA 1:40

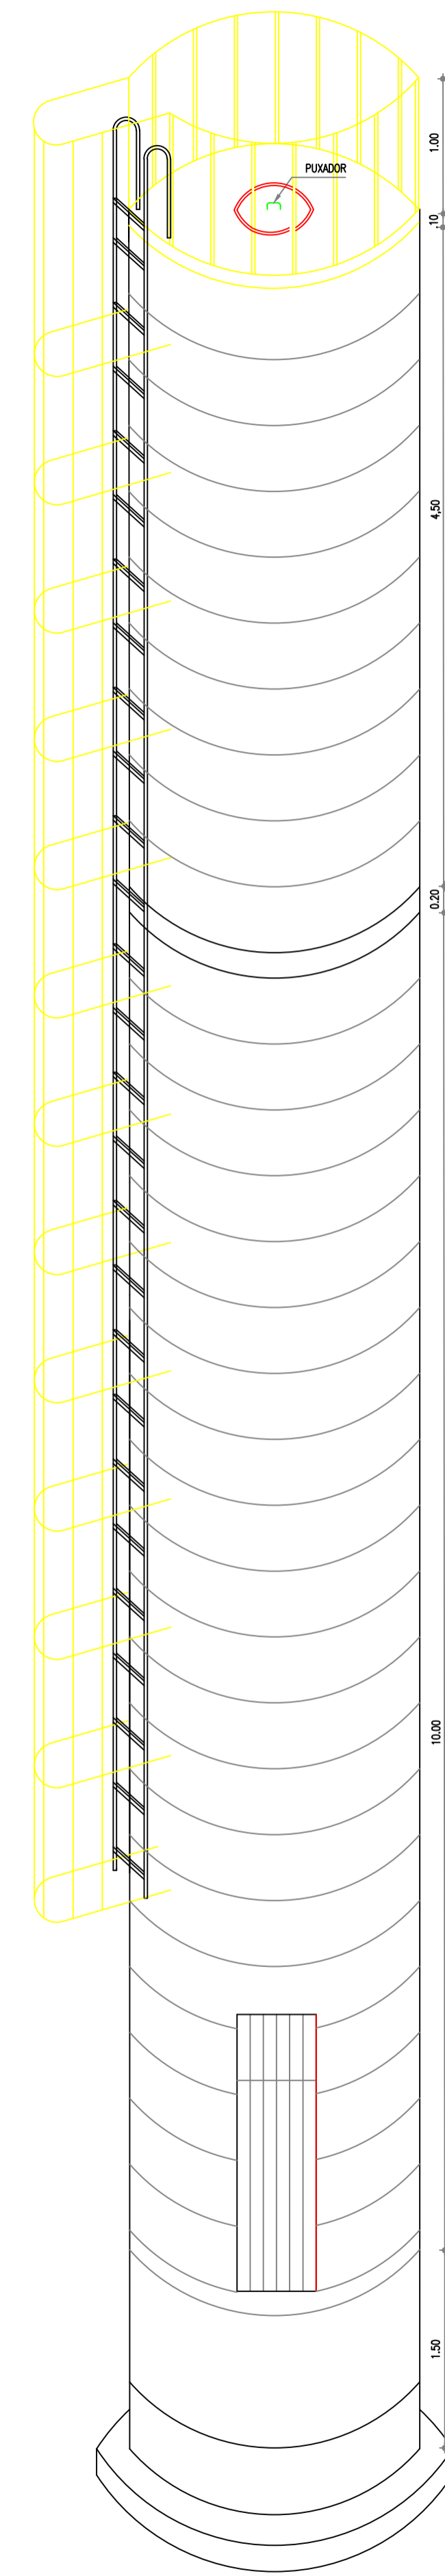

PERSPECTIVA
ESCALA 1:40

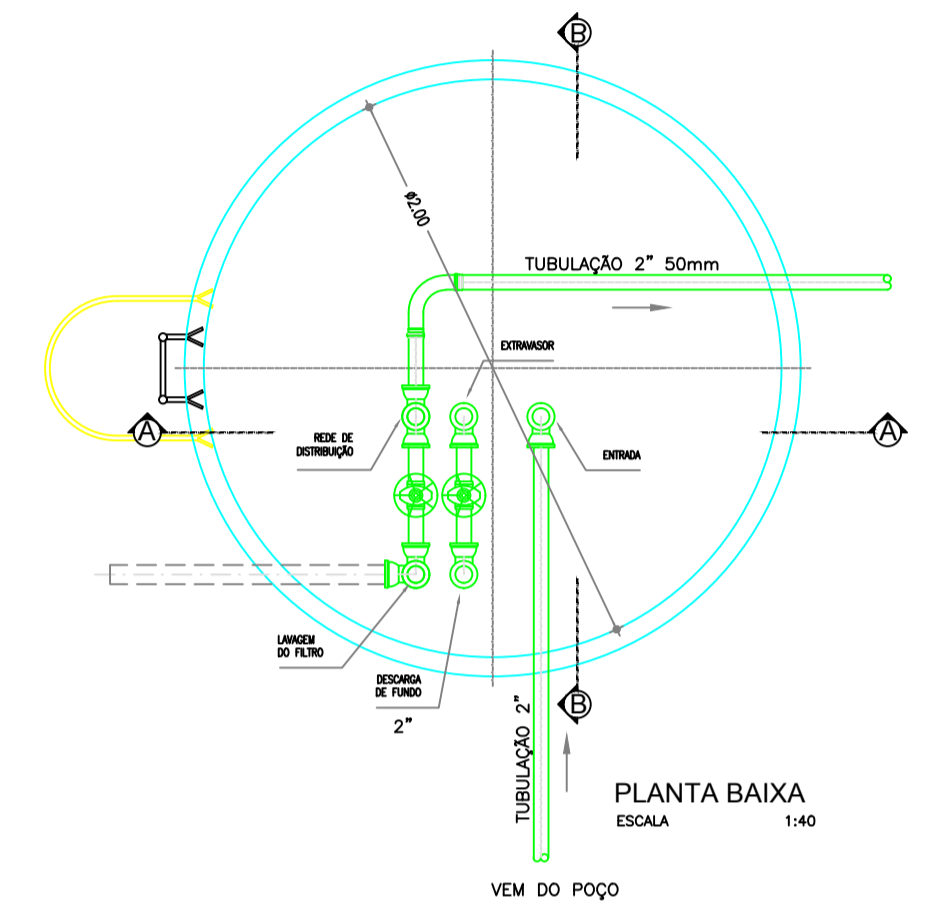

PLANTA BAIXA
ESCALA 1:40
VEM DO POÇO

MATERIAL
PVC-BRANCO COM LAMAS EM FERRO GALVANIZADO

João Francisco de Silva
Eng. Civil - CREA 3281-D

TÍTULO		REDE DE DISTRIBUIÇÃO DE ÁGUA RESERVATÓRIO-PLANTA-CORTES VISTA FRONTAL E PERSPECTIVA	
PROPRIETÁRIO:		PREFEITURA MUNICIPAL DE SENADOR POMPEU	
PROJETO:		PASSAGEM DO MEIO	
MUNICÍPIO/UF SENADOR POMPEU-CE	EXECUTADO POR:	ENG. RESPONSÁVEL	DATA DE EMISSÃO 07/2019
		ESCALA	REV:
		Nº DO DESENHO:	06/06