

1. CARACTERÍSTICA DA ESTAÇÃO DE TRATAMENTO NA LOCALIDADE

SENADOR POMPEU-CE - BOMFIM KM 20

NÚMERO DE FILTROS : 2

(A) - DIÂMETRO DO FILTRO: 1,50 M

(B) - DIÂMETRO DA CÂMARA DE CARGA: 0,40 M;

(C) - ALTURA DA CÂMARA DE CARGA: 7,00 M;

(D) - RESERVATÓRIO ELEVADO: DIÂMETRO: 3,00 M

(E) - ALTURA DO FUSTE: 10,00 M;

(F) - ALTURA ÚTIL: 5,40 M

(F) - RESERVATÓRIO APOIADO: DIÂMETRO: 5,0 M;

(G) - ALTURA ÚTIL: 3,80 M


CASA DE BOMBAS:

(1) - TUBULAÇÃO E PEÇAS DE F"6" 4"


(2) - TUBULAÇÃO DE CHEGADA: 100 MM

(3) - TUBULAÇÃO DE SAÍDA: 100 MM


(4) - TUBULAÇÃO DE LAVAGEM : 100 MM

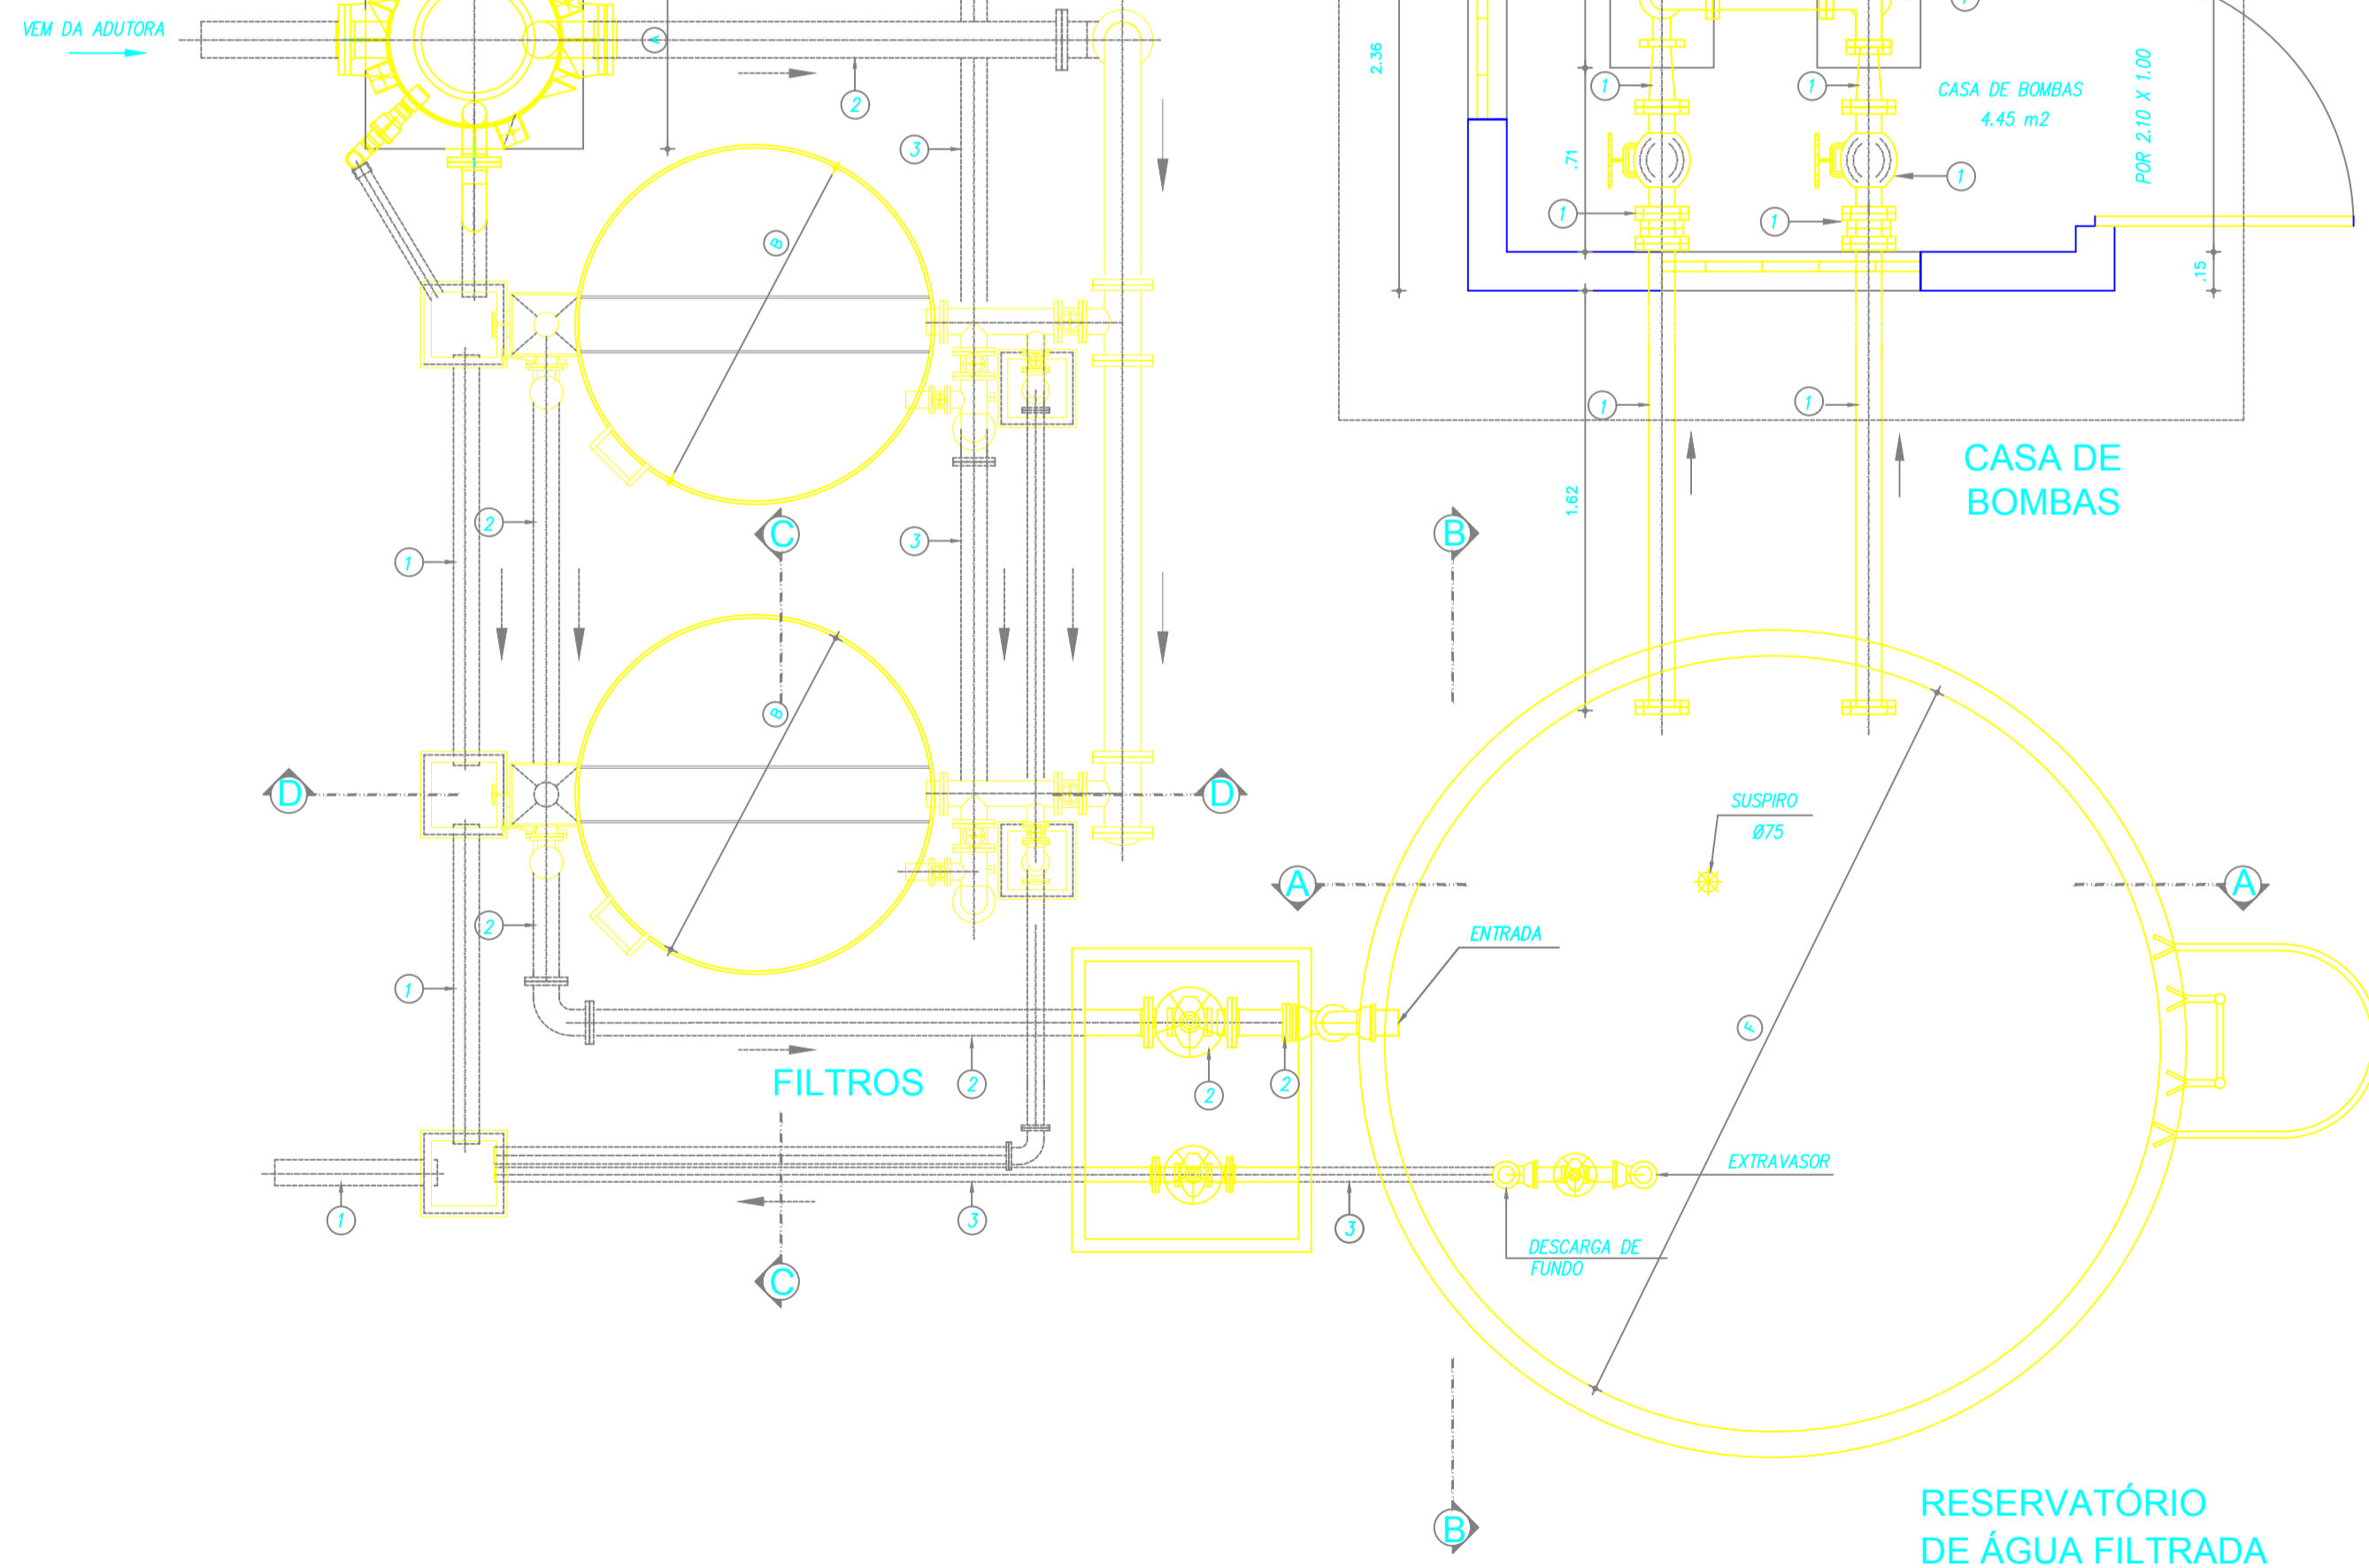


PLANTA BAIXA
ESCALA 1:25

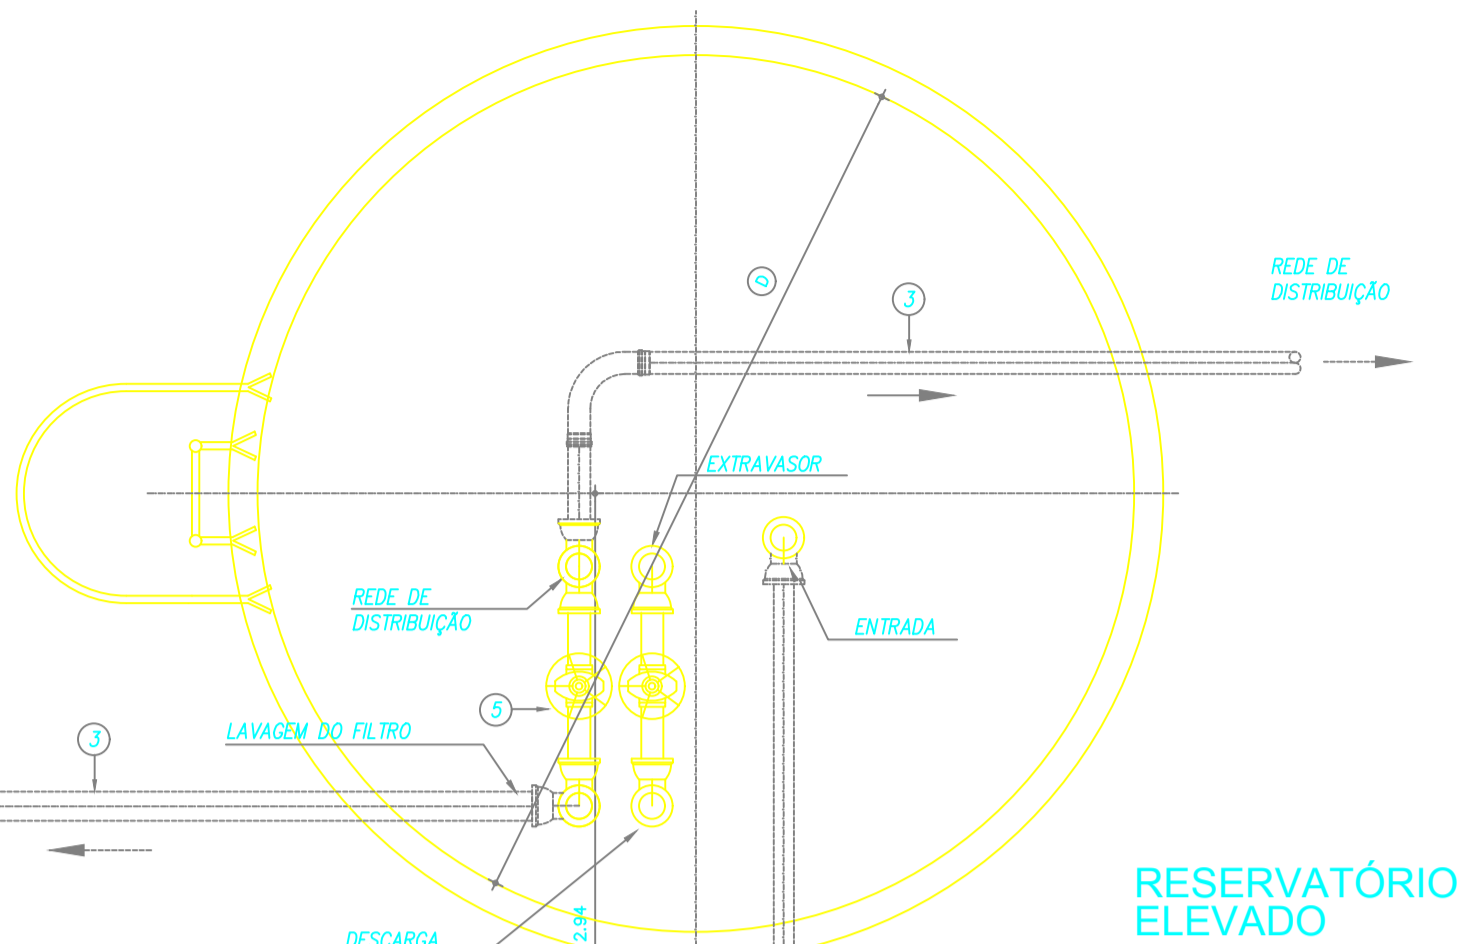


RESERVATÓRIO ELEVADO

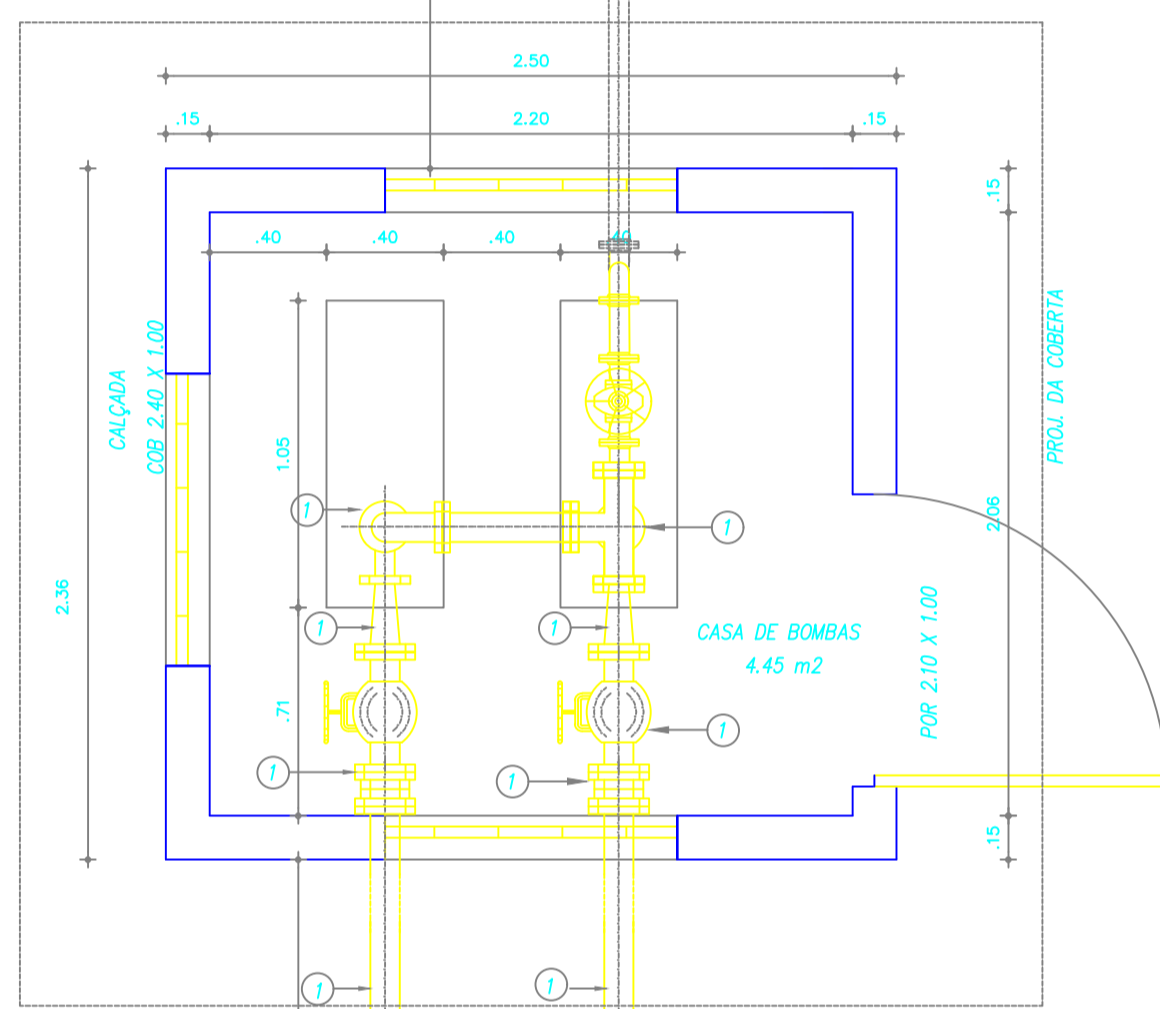


CASA DE BOMBAS

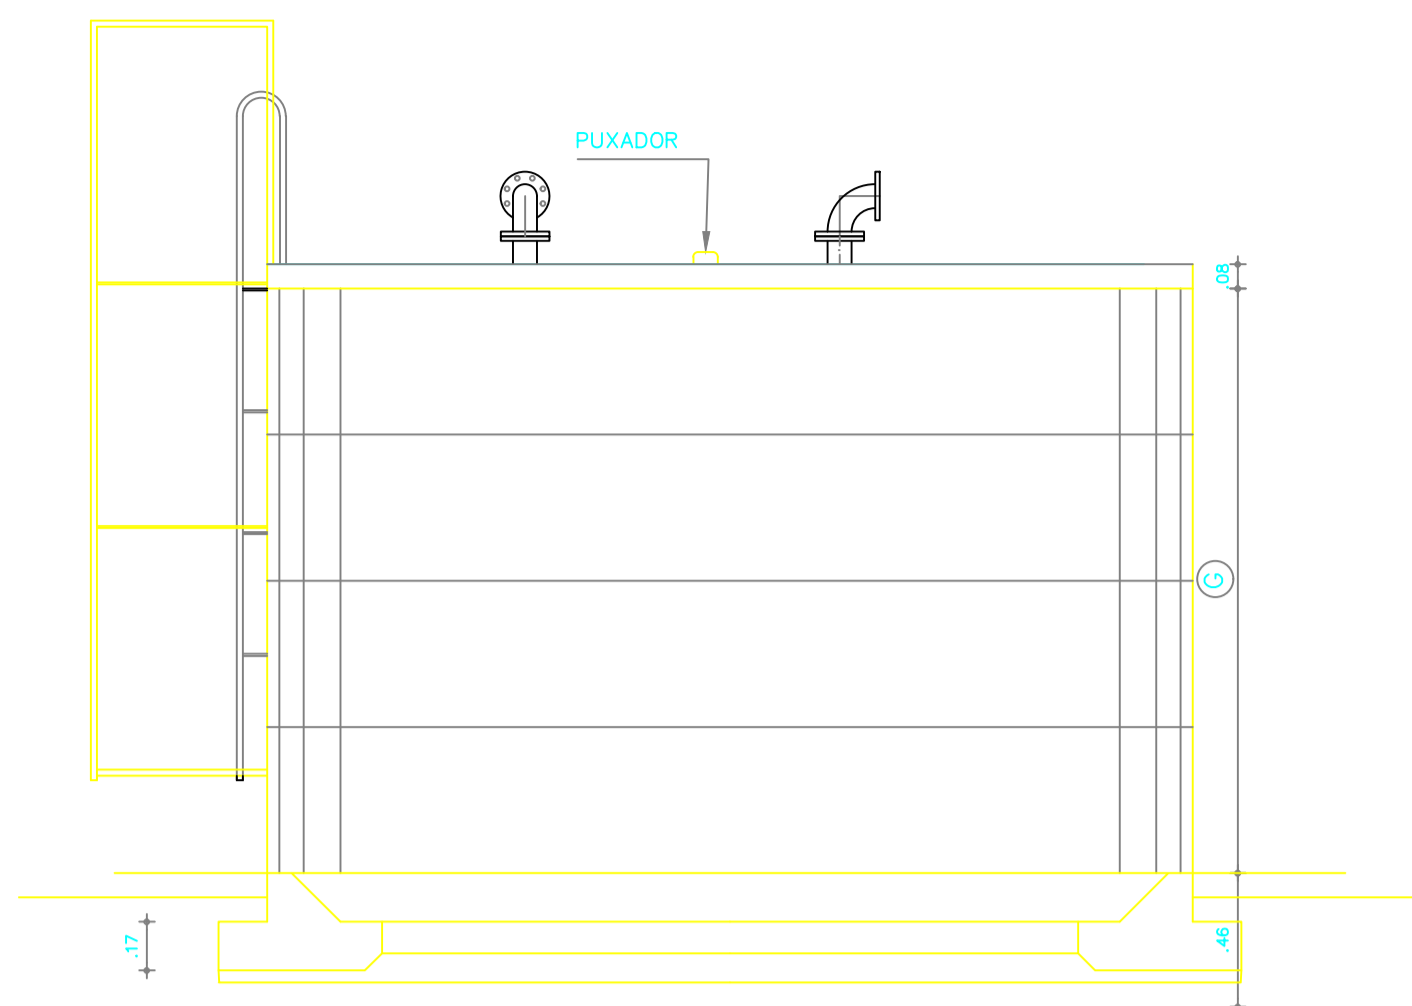


VISTA FRONTAL
ESCALA 1:40

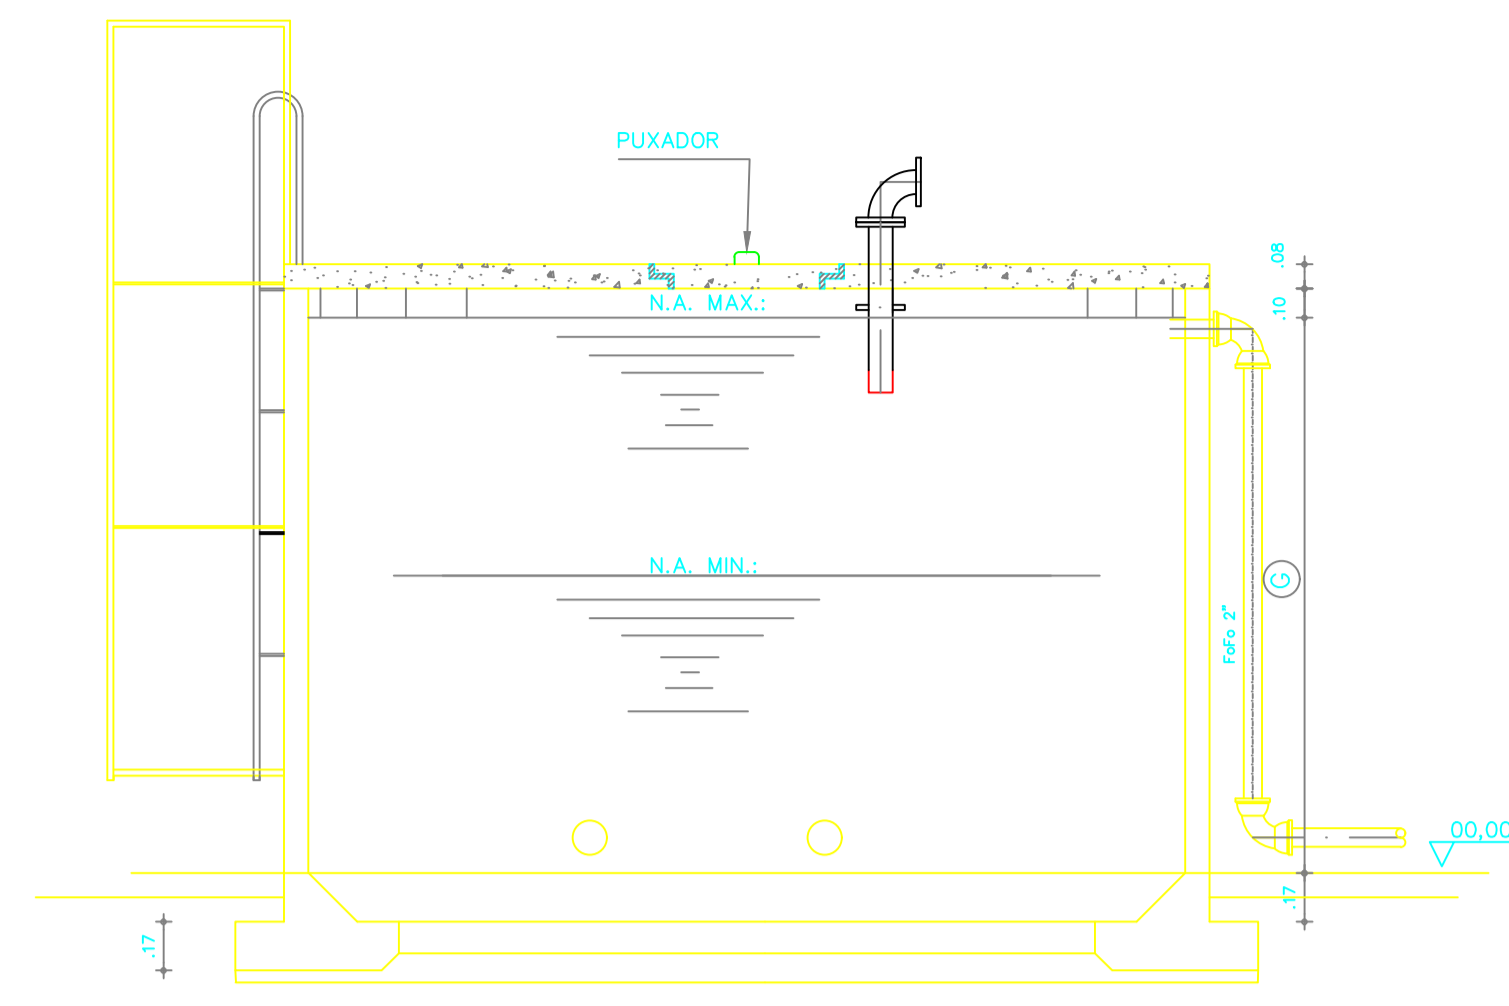

CORTE AA
ESCALA 1:40

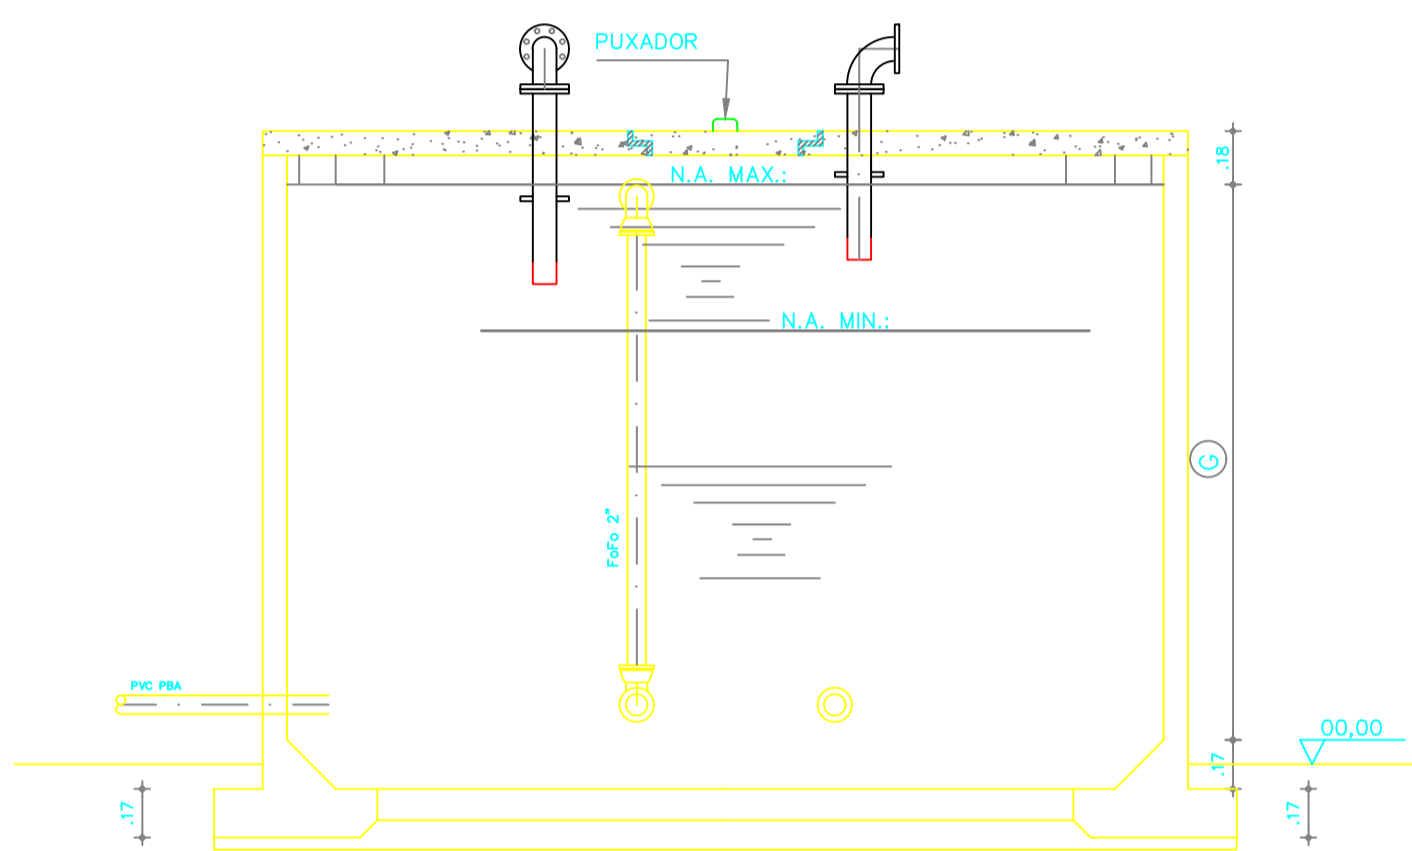


CORTE BB
ESCALA 1:40

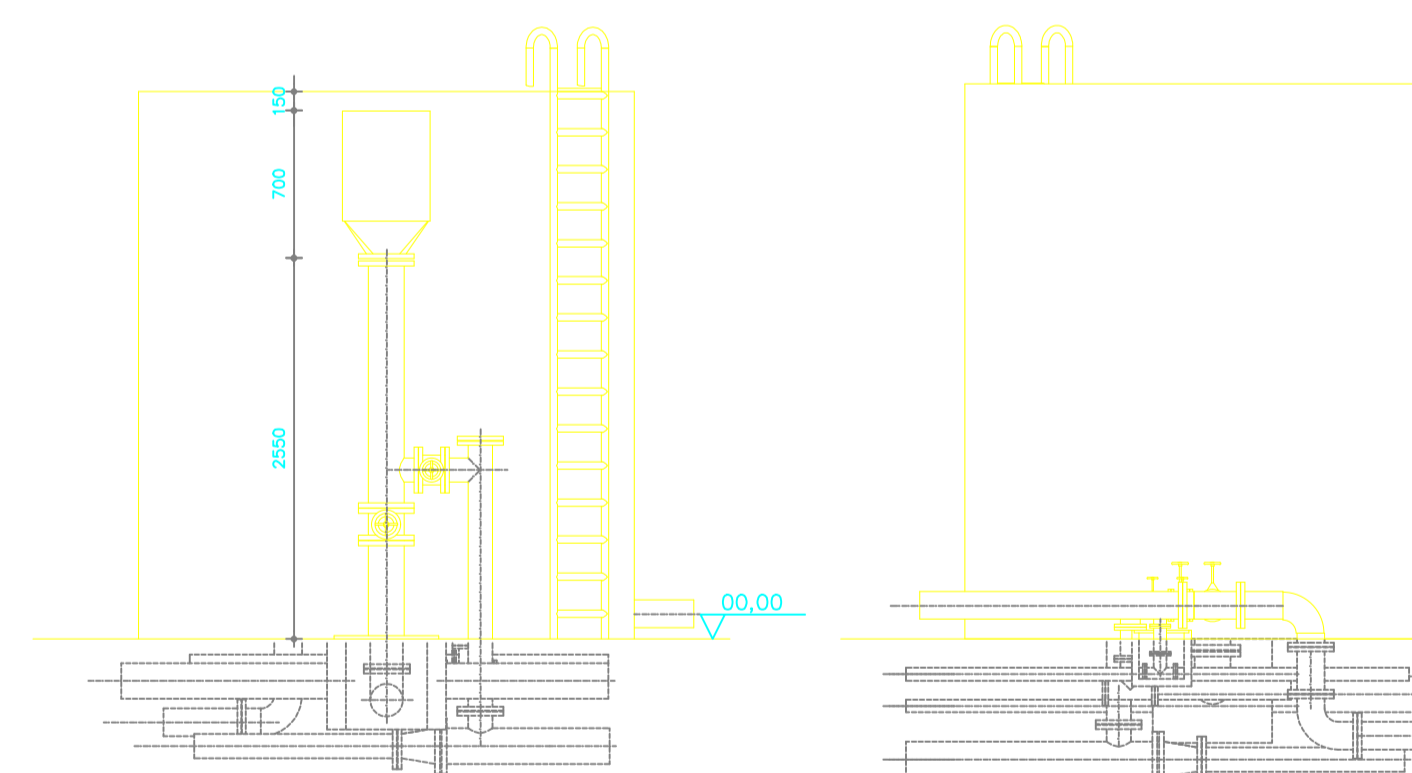


VISTA FRONTAL
ESCALA 1:40

VISTA POSTERIOR
ESCALA 1:40

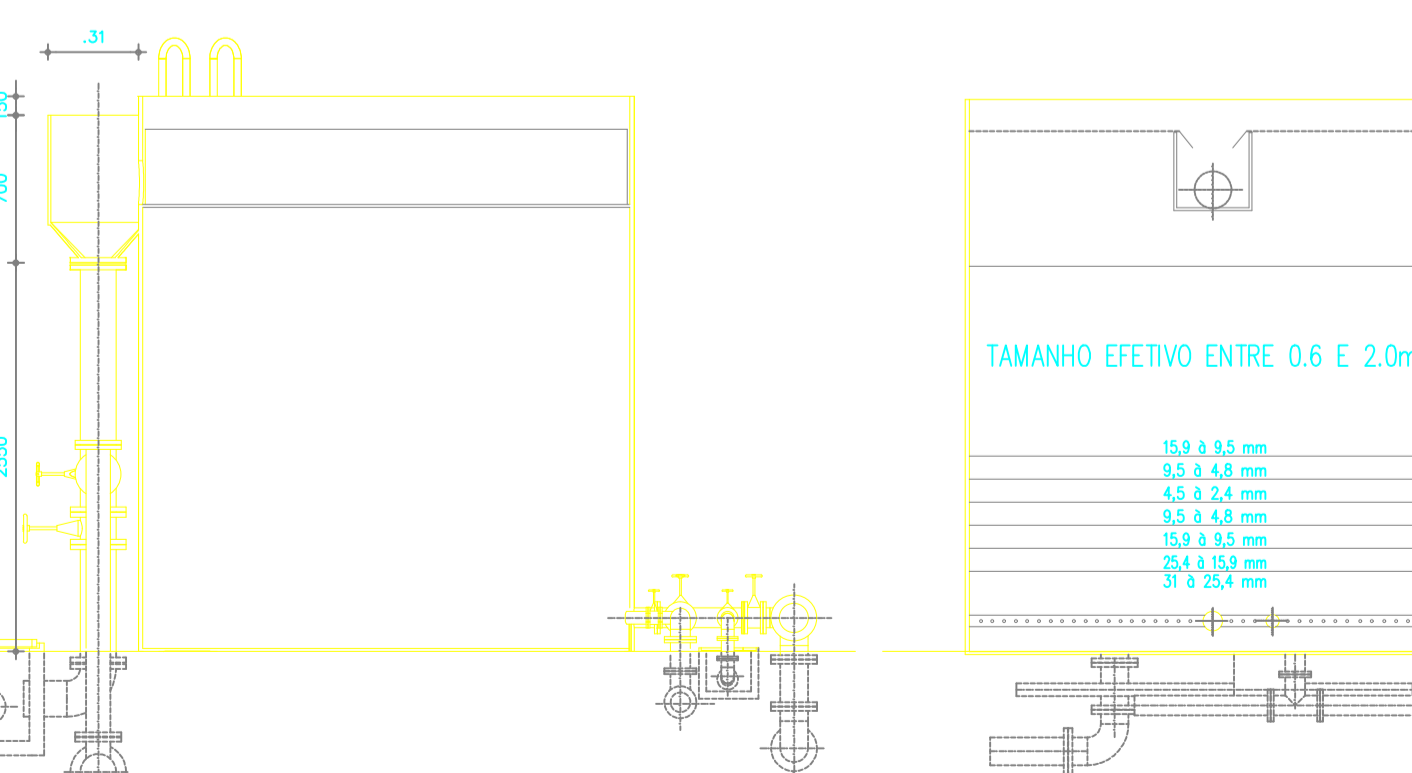

CORTE DD
ESCALA 1:40

CORTE CC
ESCALA 1:40

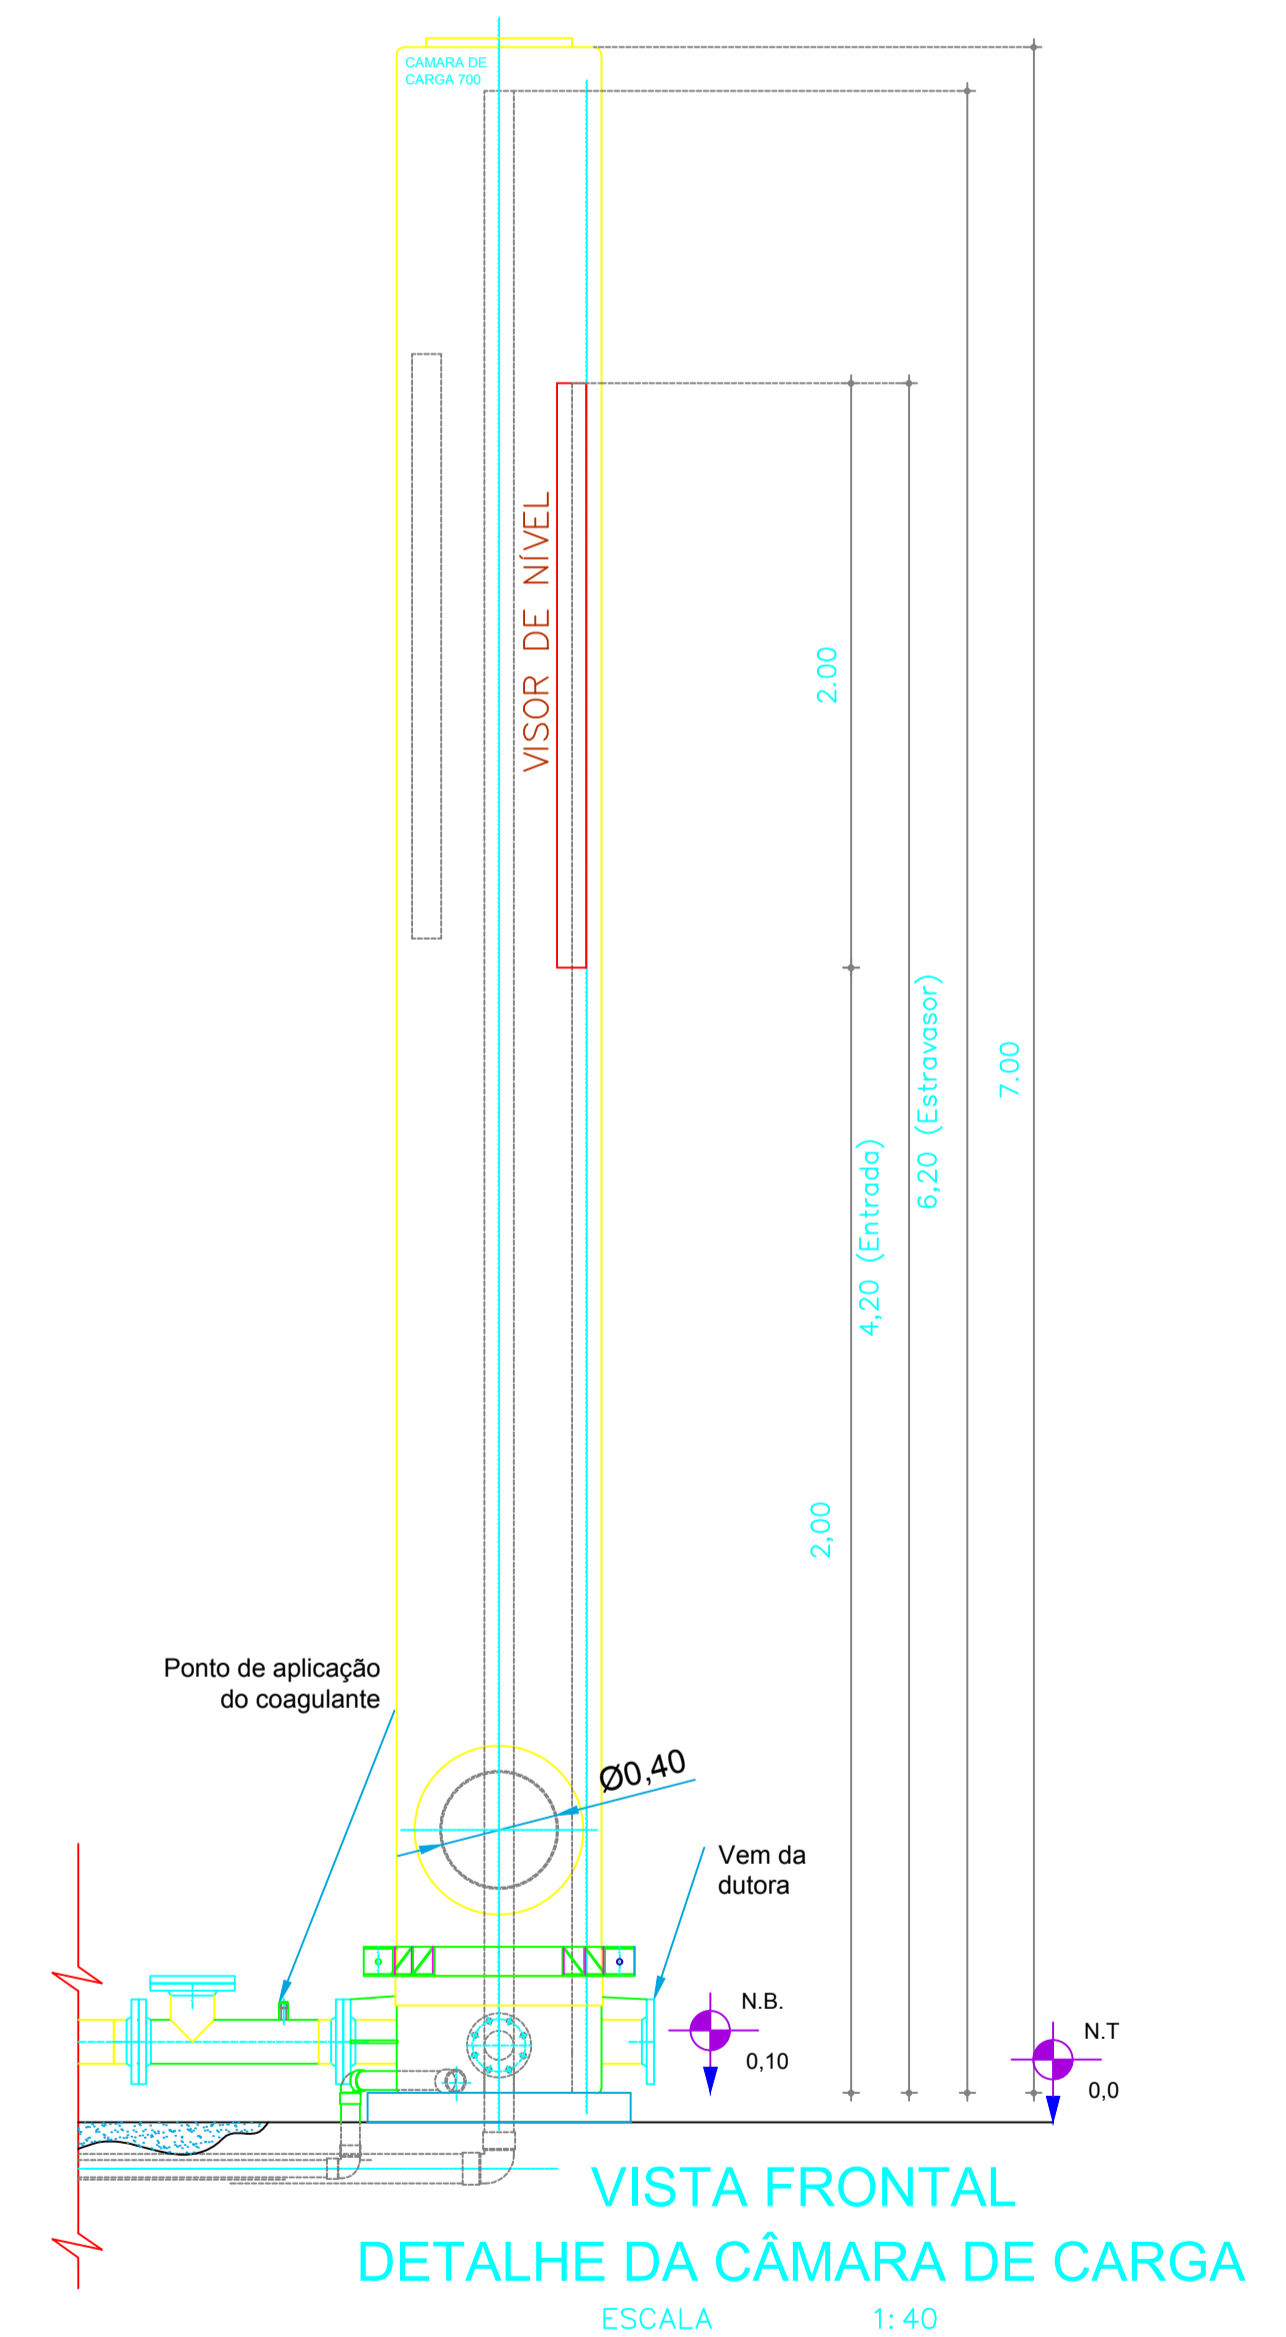

**VISTA FRONTAL
DETALHE DA CÂMARA DE CARGA**
ESCALA 1:40

TÍTULO			
PLANTA BAIXA TRATAMENTO			
PROPRIETÁRIO:			
PREFEITURA MUNICIPAL DE SENADOR POMPEU			
PROJETO:			
BOMFIM KM 20			
ENR. RESPONSÁVEL			
DATA DE EMISSÃO			
06/2019			
MUNICÍPIO/UF		EXECUTADO POR:	
SENADOR POMPEU-CE			
ESCALA		REV:	
INDICADA			
Nº DO DESENHO:			
23/23			